



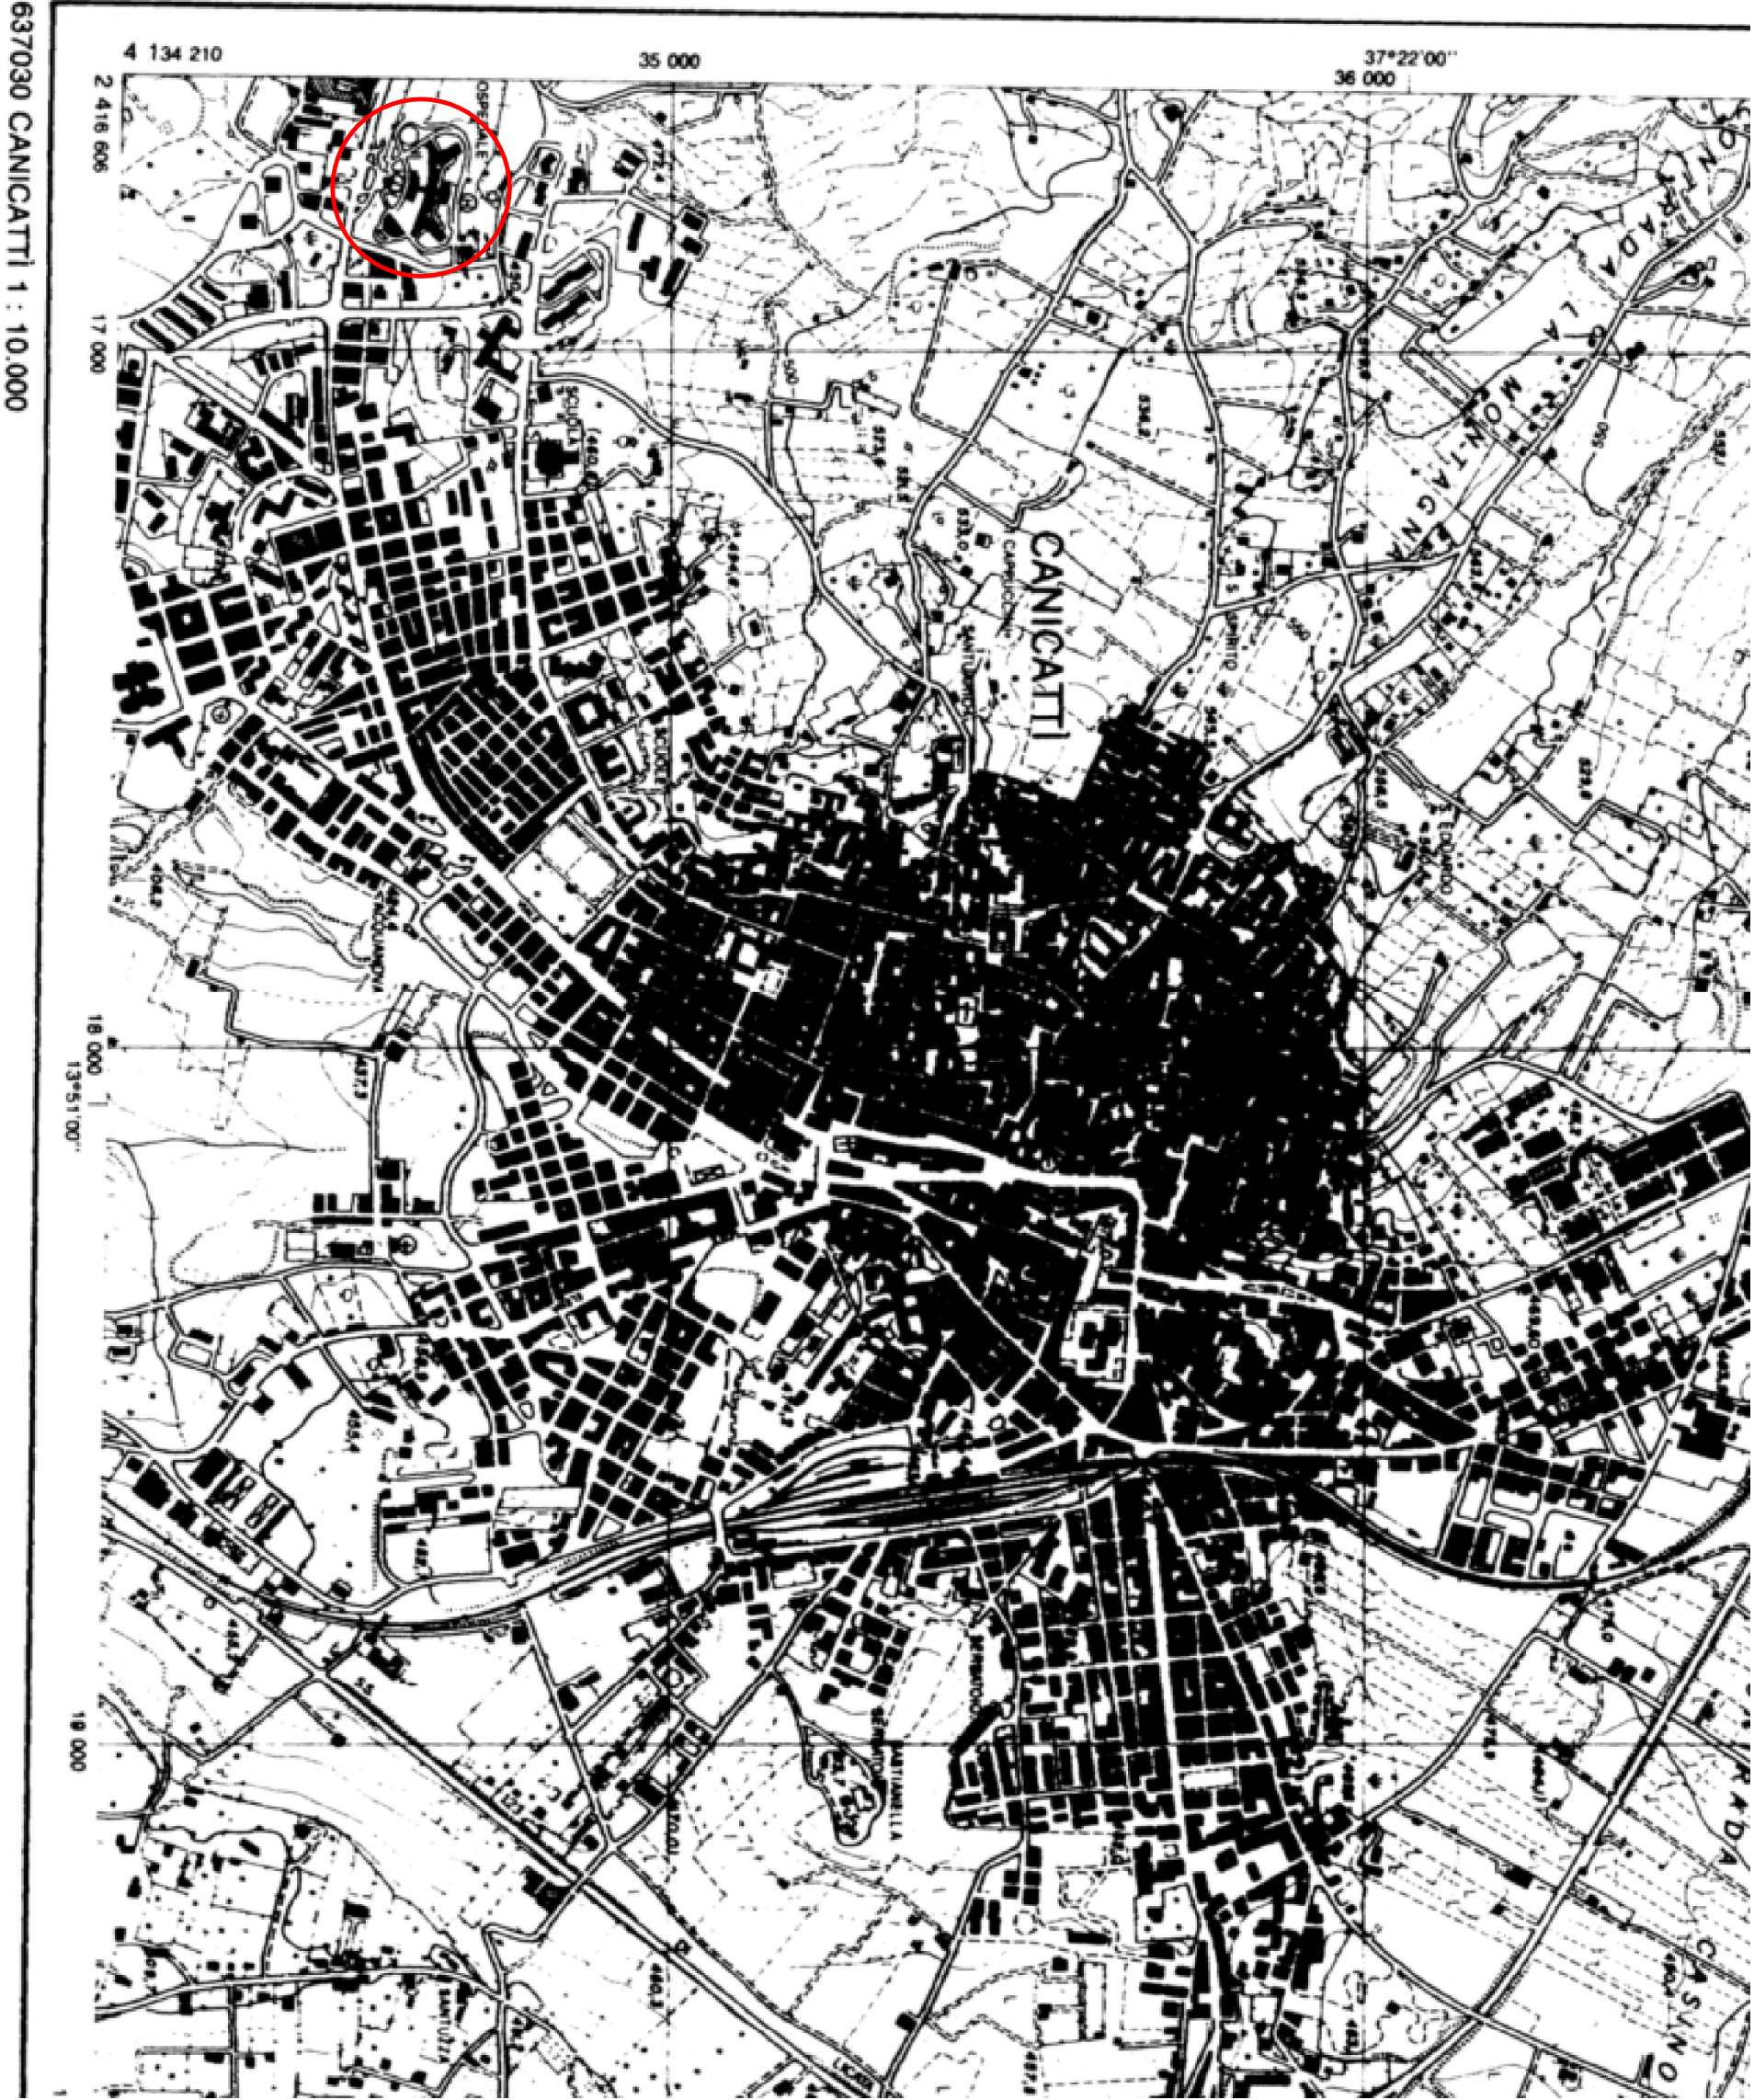

Inquadratura territoriale
Scala 1/10.000

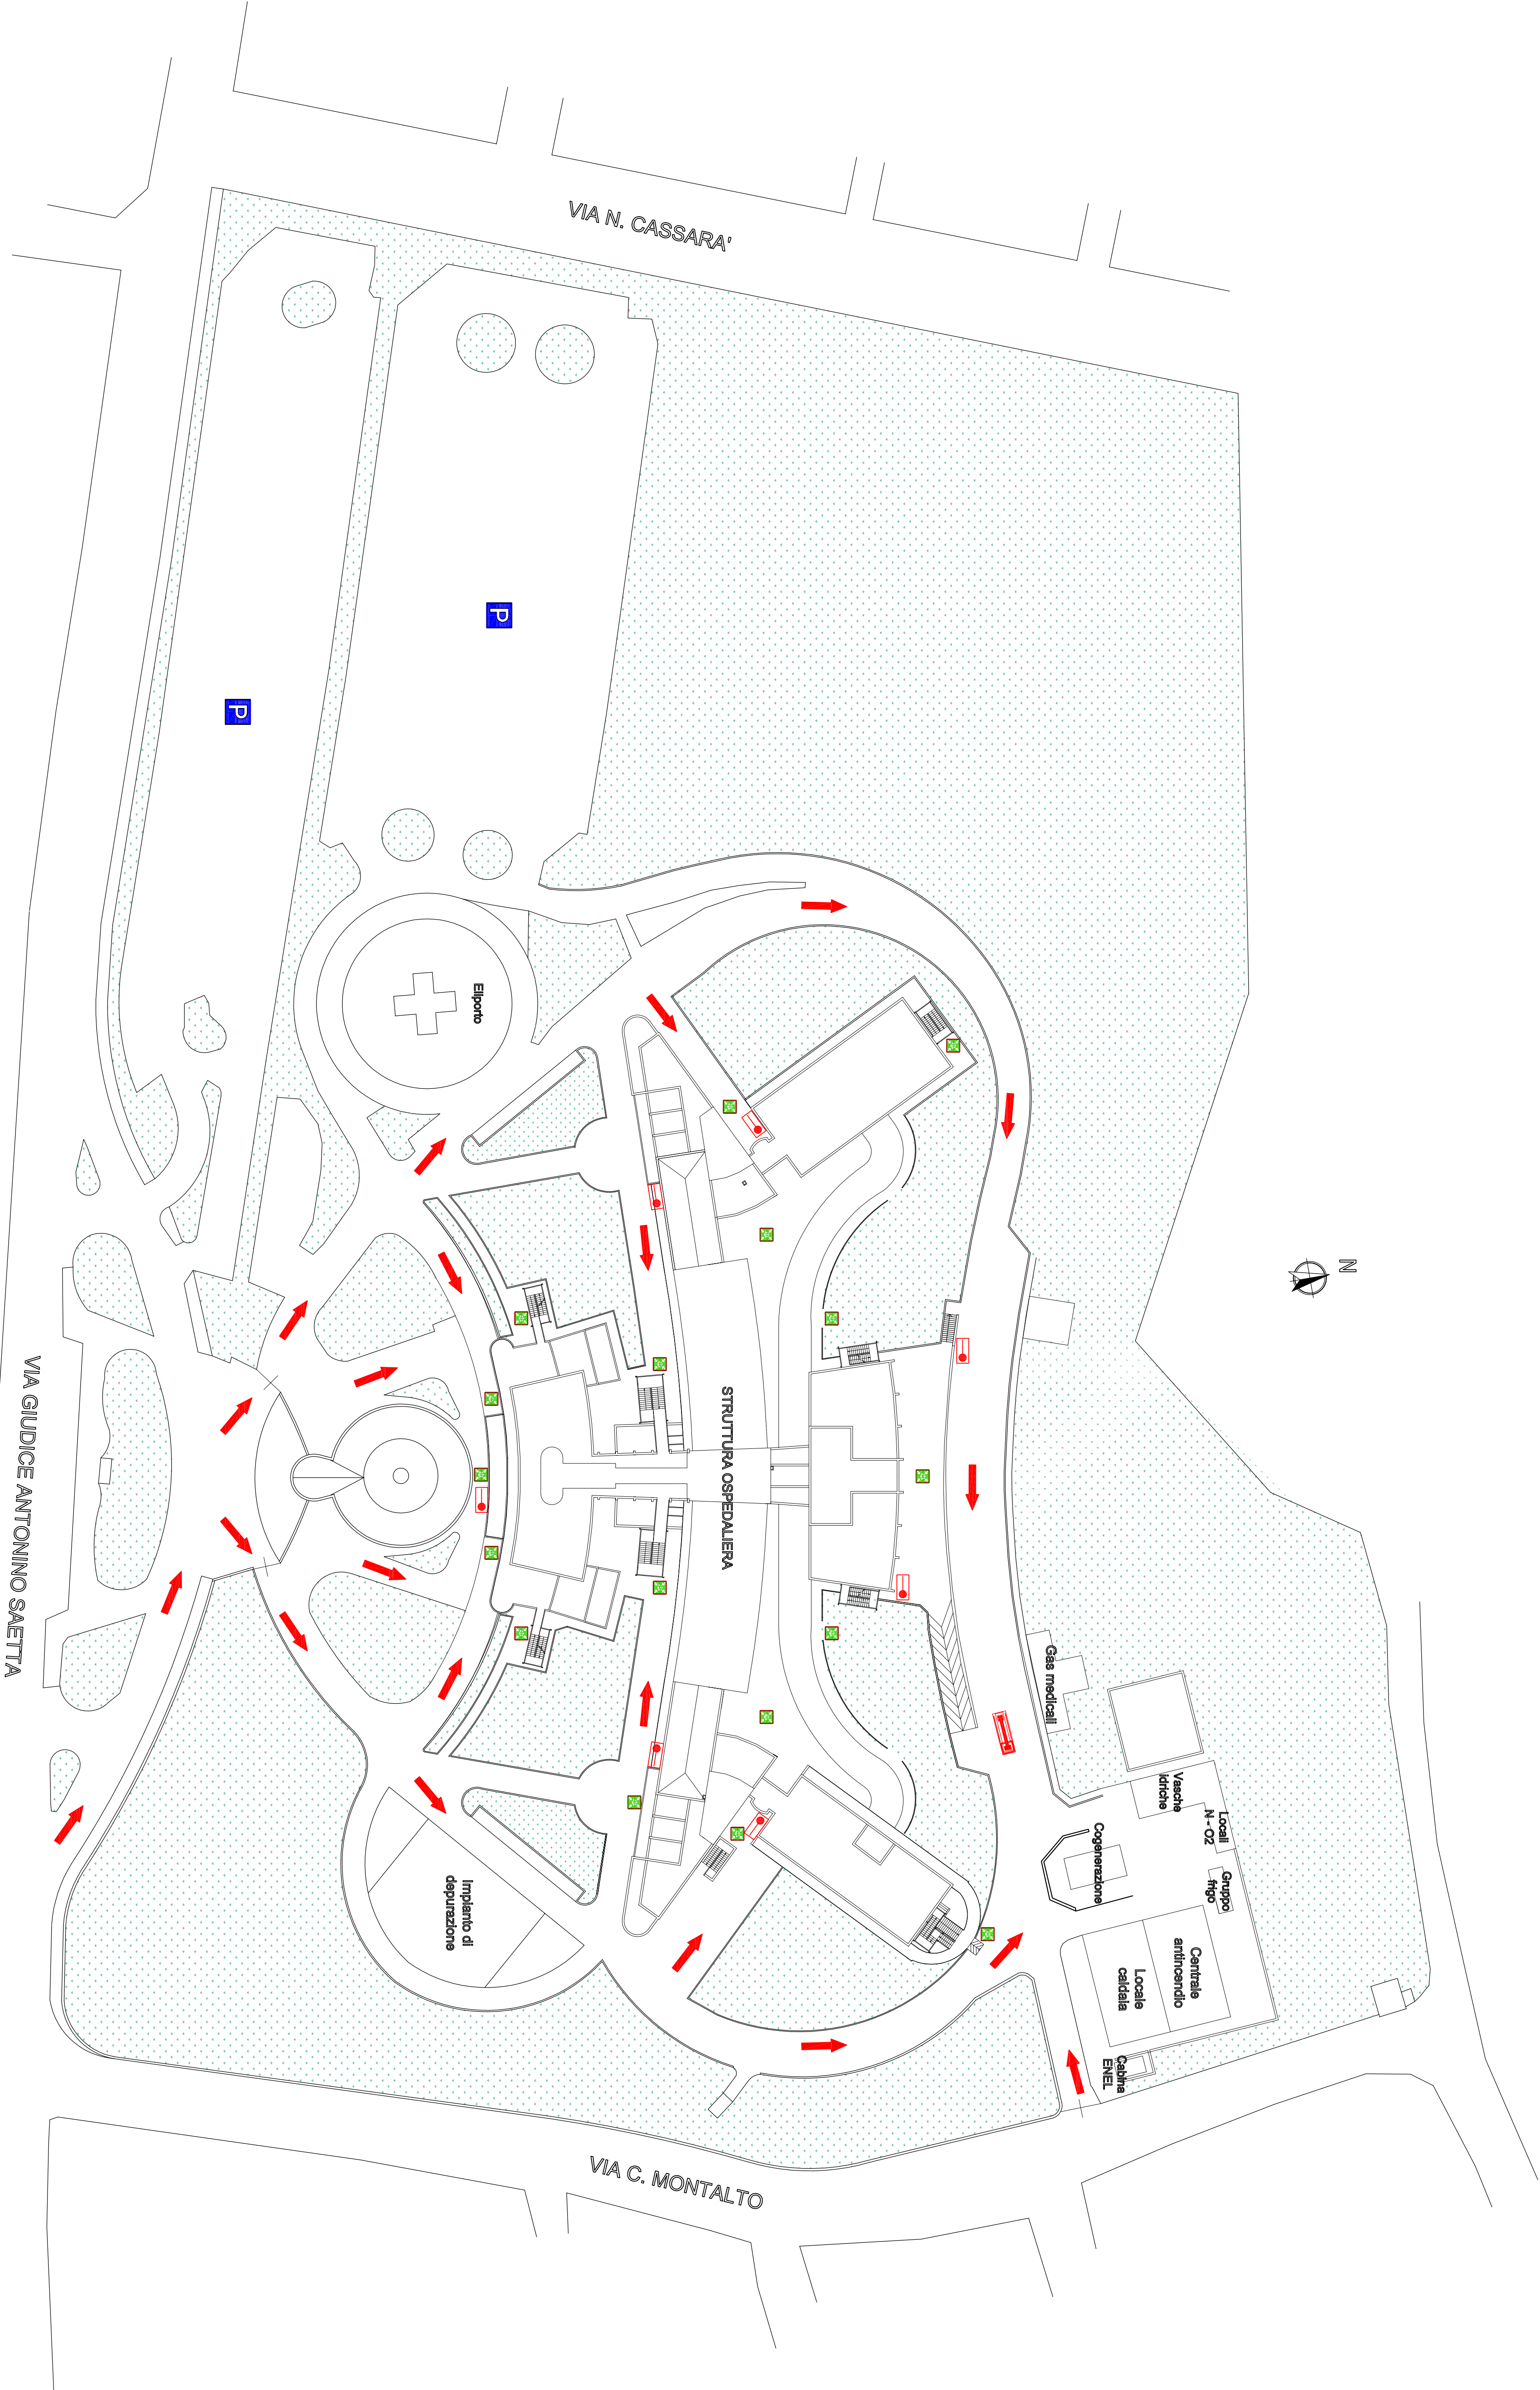

Planimetria generale
Scala 1/500

LEGENDA SIMBOLI	
	PARCHEGIO OSPEDALE
	PERCORSI MEZZI DI SOCCORSO
	AUTOMEZZO V.A.F.
	ATTACCO AUTOPOMPA V.A.F.
	PUNTO DI RACCOLTA

Azienda Sanitaria Provinciale di Agrigento

Progetto esecutivo di adeguamento della S.O. "Bartone Lombardo di Canicatti" per l'aggiornamento della regola tecnica di prevenzione incendi ai sensi del D.M. 19 marzo 2015

Ing. Salvatore Carreca - Via Minerva 21/A - 92100 Agrigento				
Azienda Sanitaria Provinciale di Agrigento				
Progetto esecutivo di adeguamento della S.O. "Bastone Lombardo di Canicattì" per l'aggiornamento della regola tecnica di prevenzione incendi ai sensi del D.M. 19 marzo 2015				
Il Progettista Ing. Salvatore Carreca		Il R.T.S.A. Ing. Alessandro Diabito		Il R.U.P. Geom. Calogero Caputo
IMPIANTO ANTINCENDIO INQUADRAMENTO TERRITORIALE PLANIMETRIA GENERALE		Scala 1/500 1/10000		
Data	Revisione (N)	Aggiornamento		Protocollo