




Planimetria percorso
R = 1/2.000

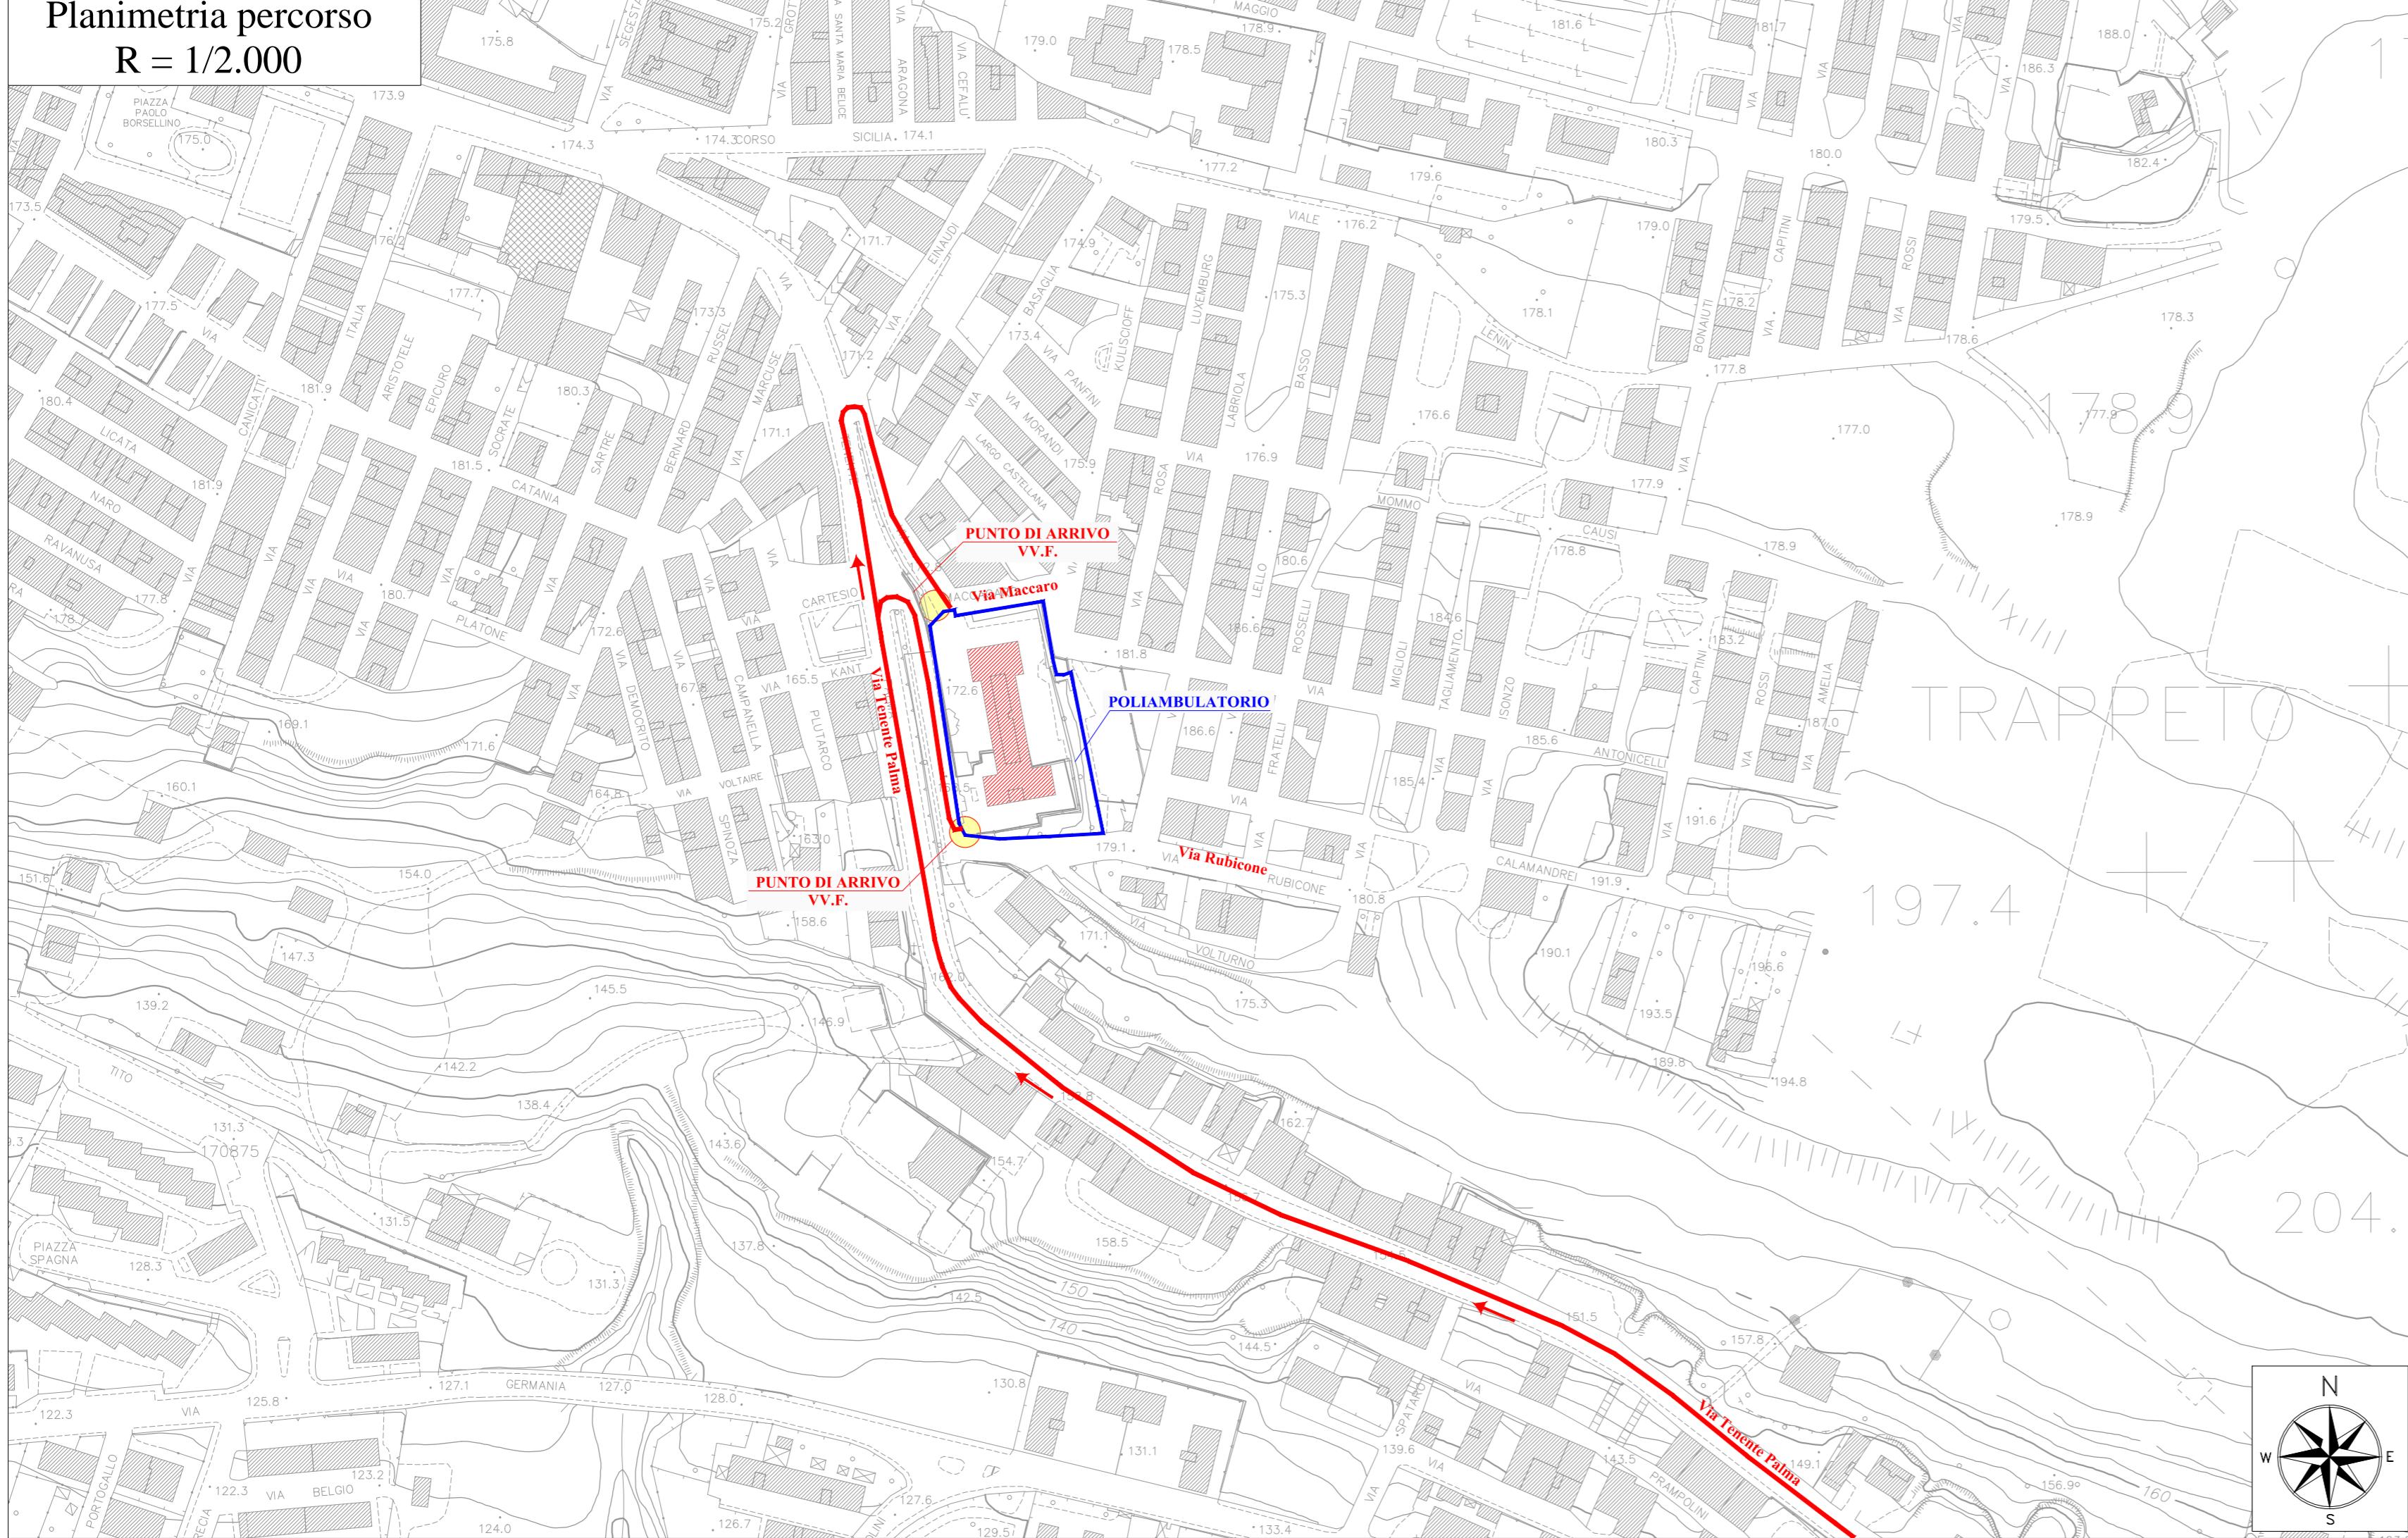

Planimetria generale
R = 1/500

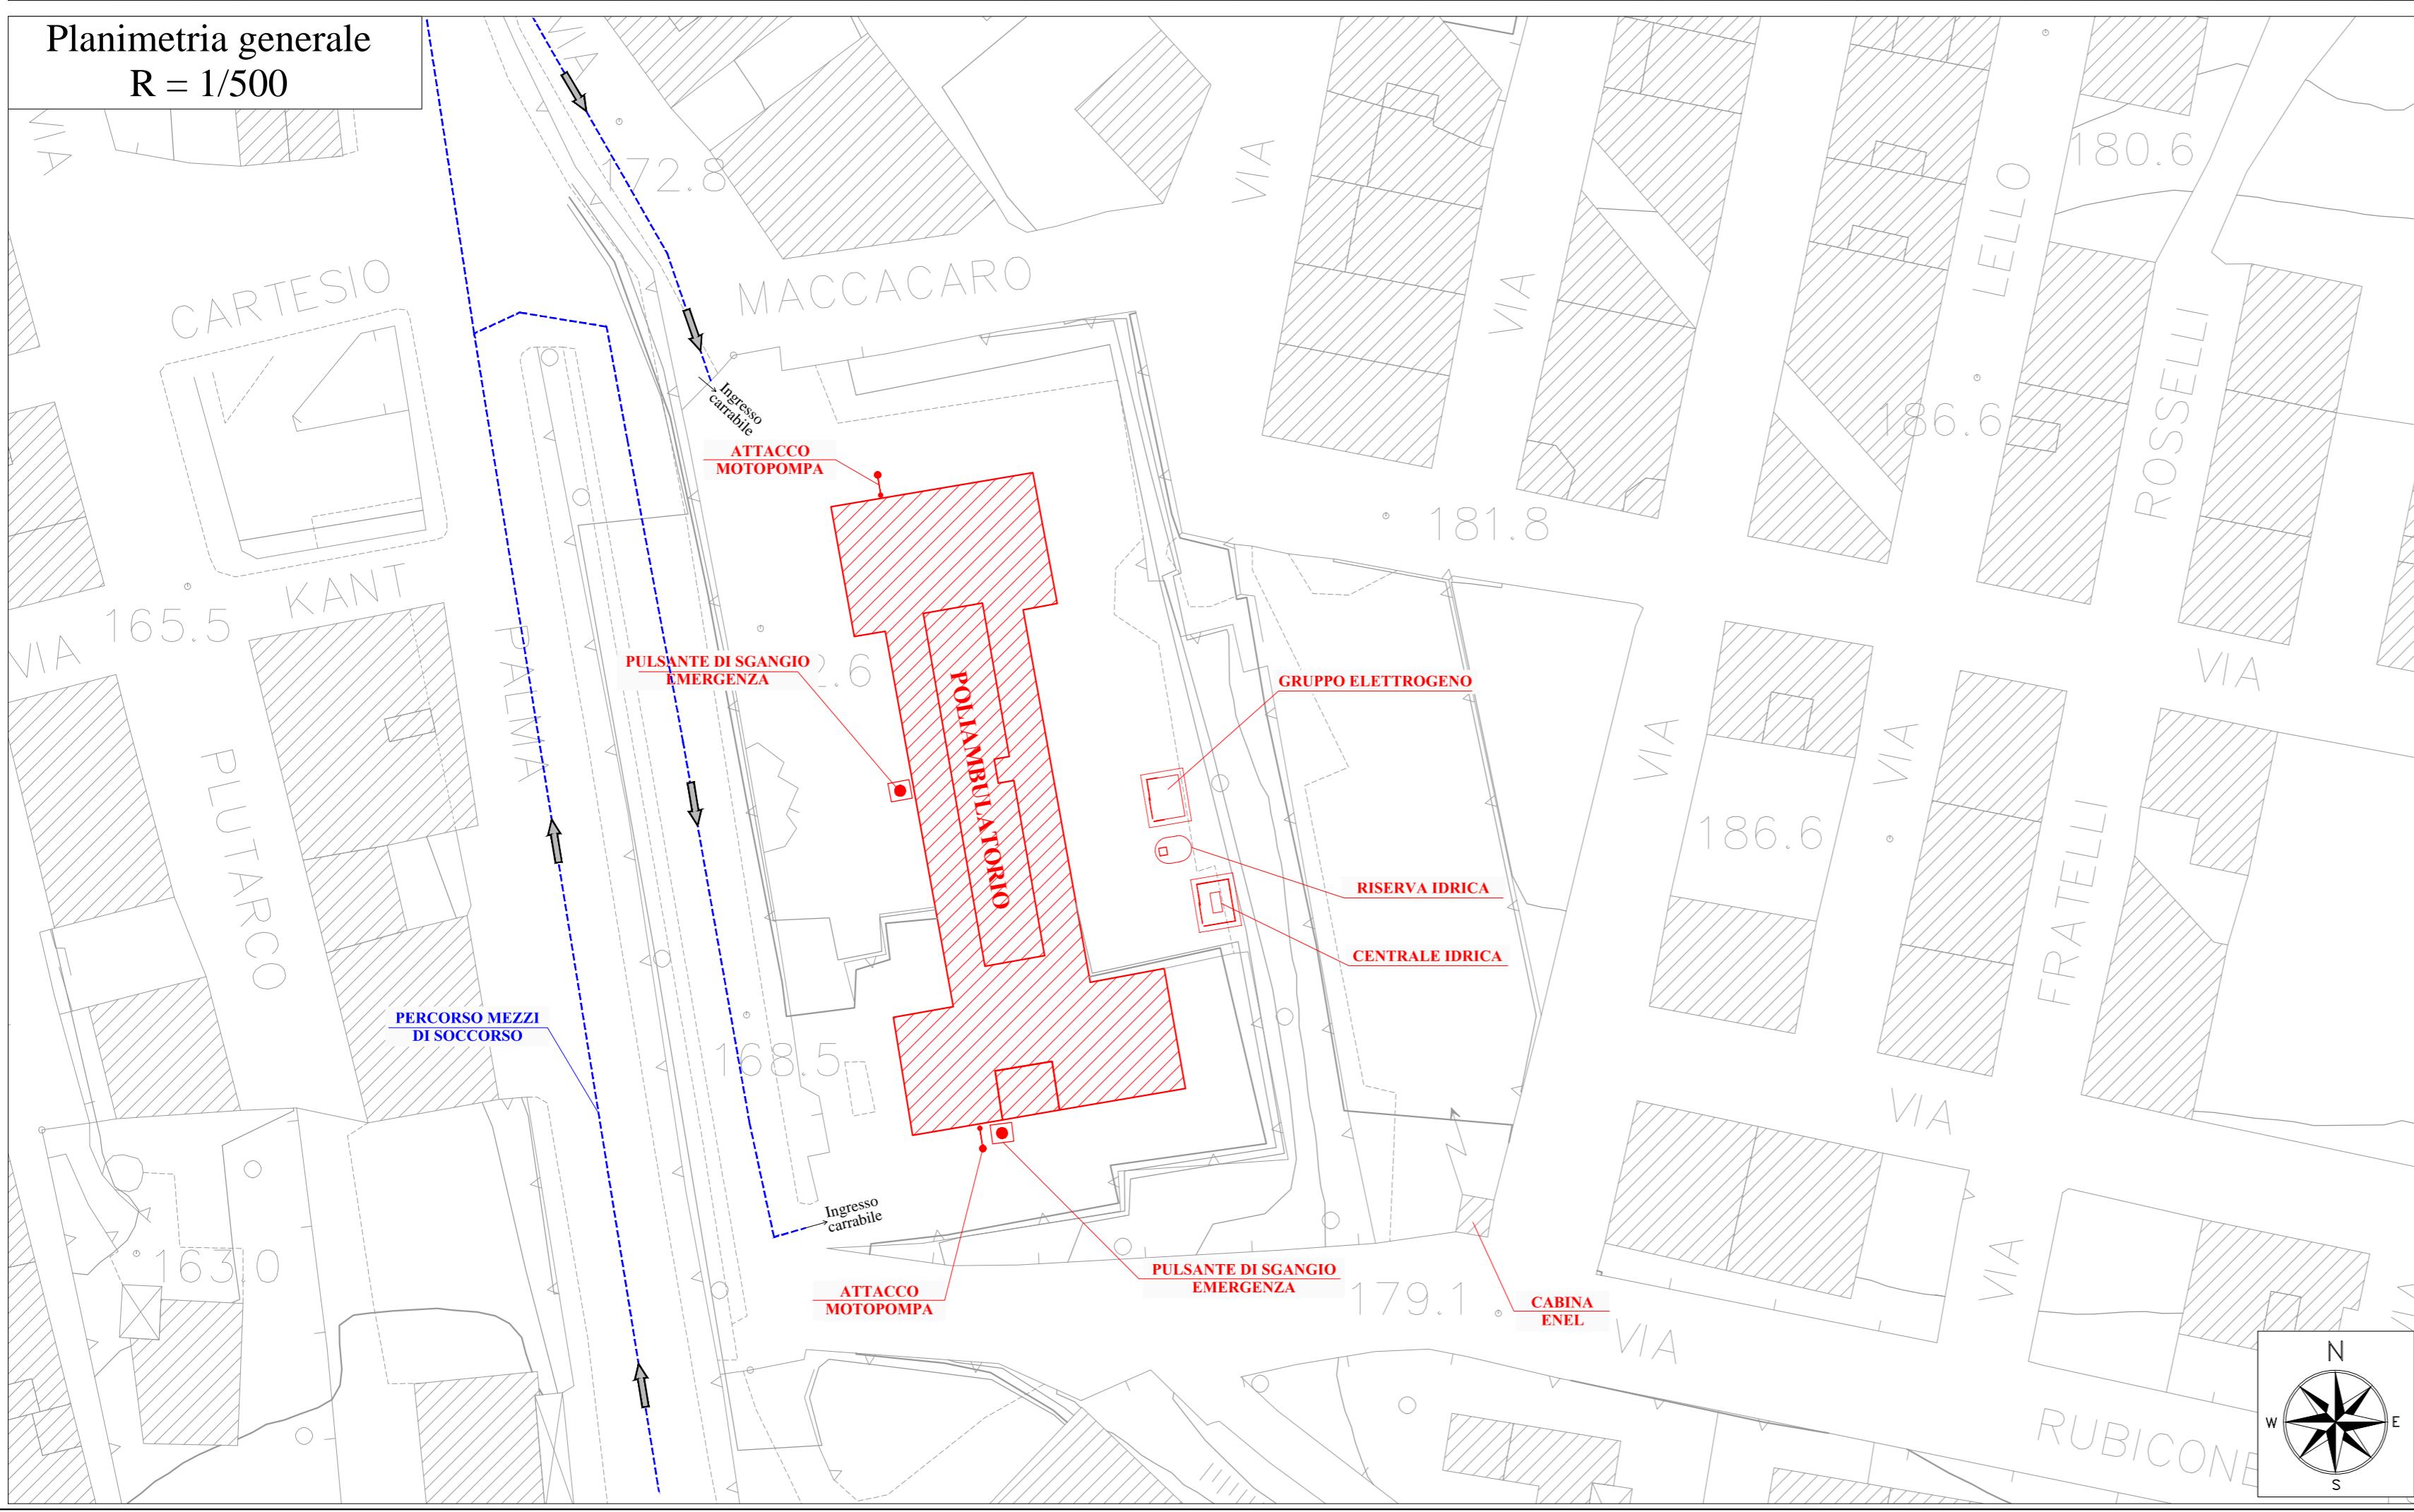

Planimetria generale
R = 1/5.000

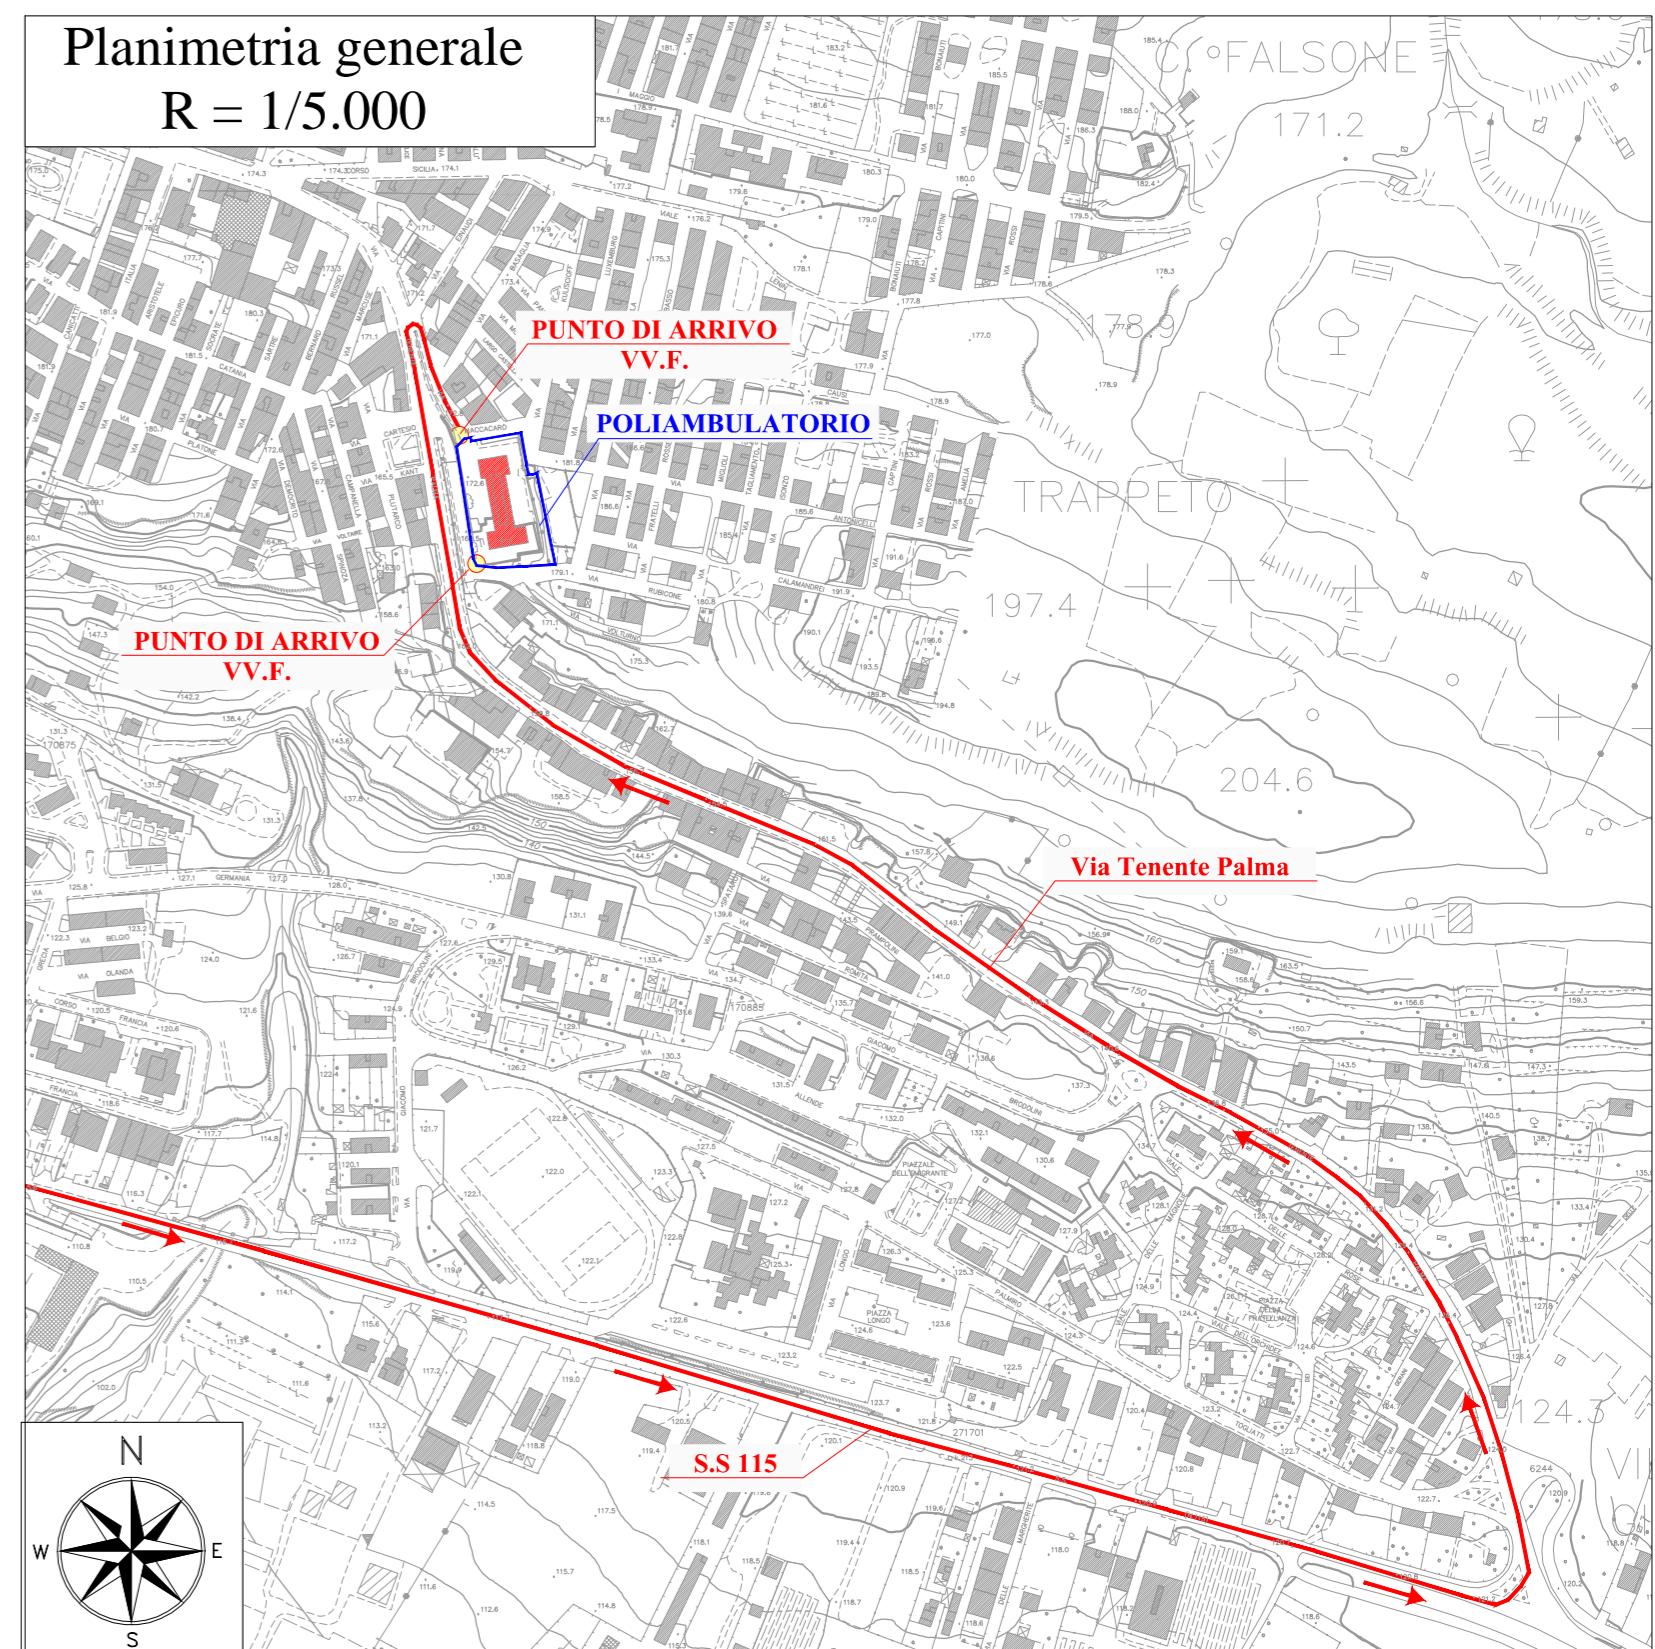

SERVIZIO SANITARIO NAZIONALE - REGIONE SICILIA
Azienda Sanitaria Provinciale di Agrigento
Viale della Vittoria 321, 92100 Agrigento

OGGETTO:

PROGETTO DI ADEGUAMENTO ANTINCENDIO DEL
POLIAMBULATORIO DI PALMA DI MONTECHIARO SITO
IN VIA MACCACARO, S.N.
PARERE ANTINCENDIO N. 11685
ATTIVITA' N. 68.4.B DEL D.P.R. 151/2011

PROGETTO ESECUTIVO

TAVOLA: TITOLO ELABORATO:

2.1

INQUADRAMENTO GENERALE
PLANIMETRIA GENERALE STRUTTURA

Nome file: 2.1 - Planimetria generale struttura.dwg Scala: 1:100

B	EMISSIONE	FEBBRAIO 2019
A	DESCRIZIONE	DATA
REV.		VERIFICATO
	Il Progettista:	Il R.U.P.:
		II R.T.S.A.:



GEOM. CALOGERO CAPRARO

ING. ALESSANDRO DINOLFO

Visti ed approvazioni: