


DEFINIZIONE STATO ATTUALE
PIANTA PIANO PRIMO
SCALA 1:100

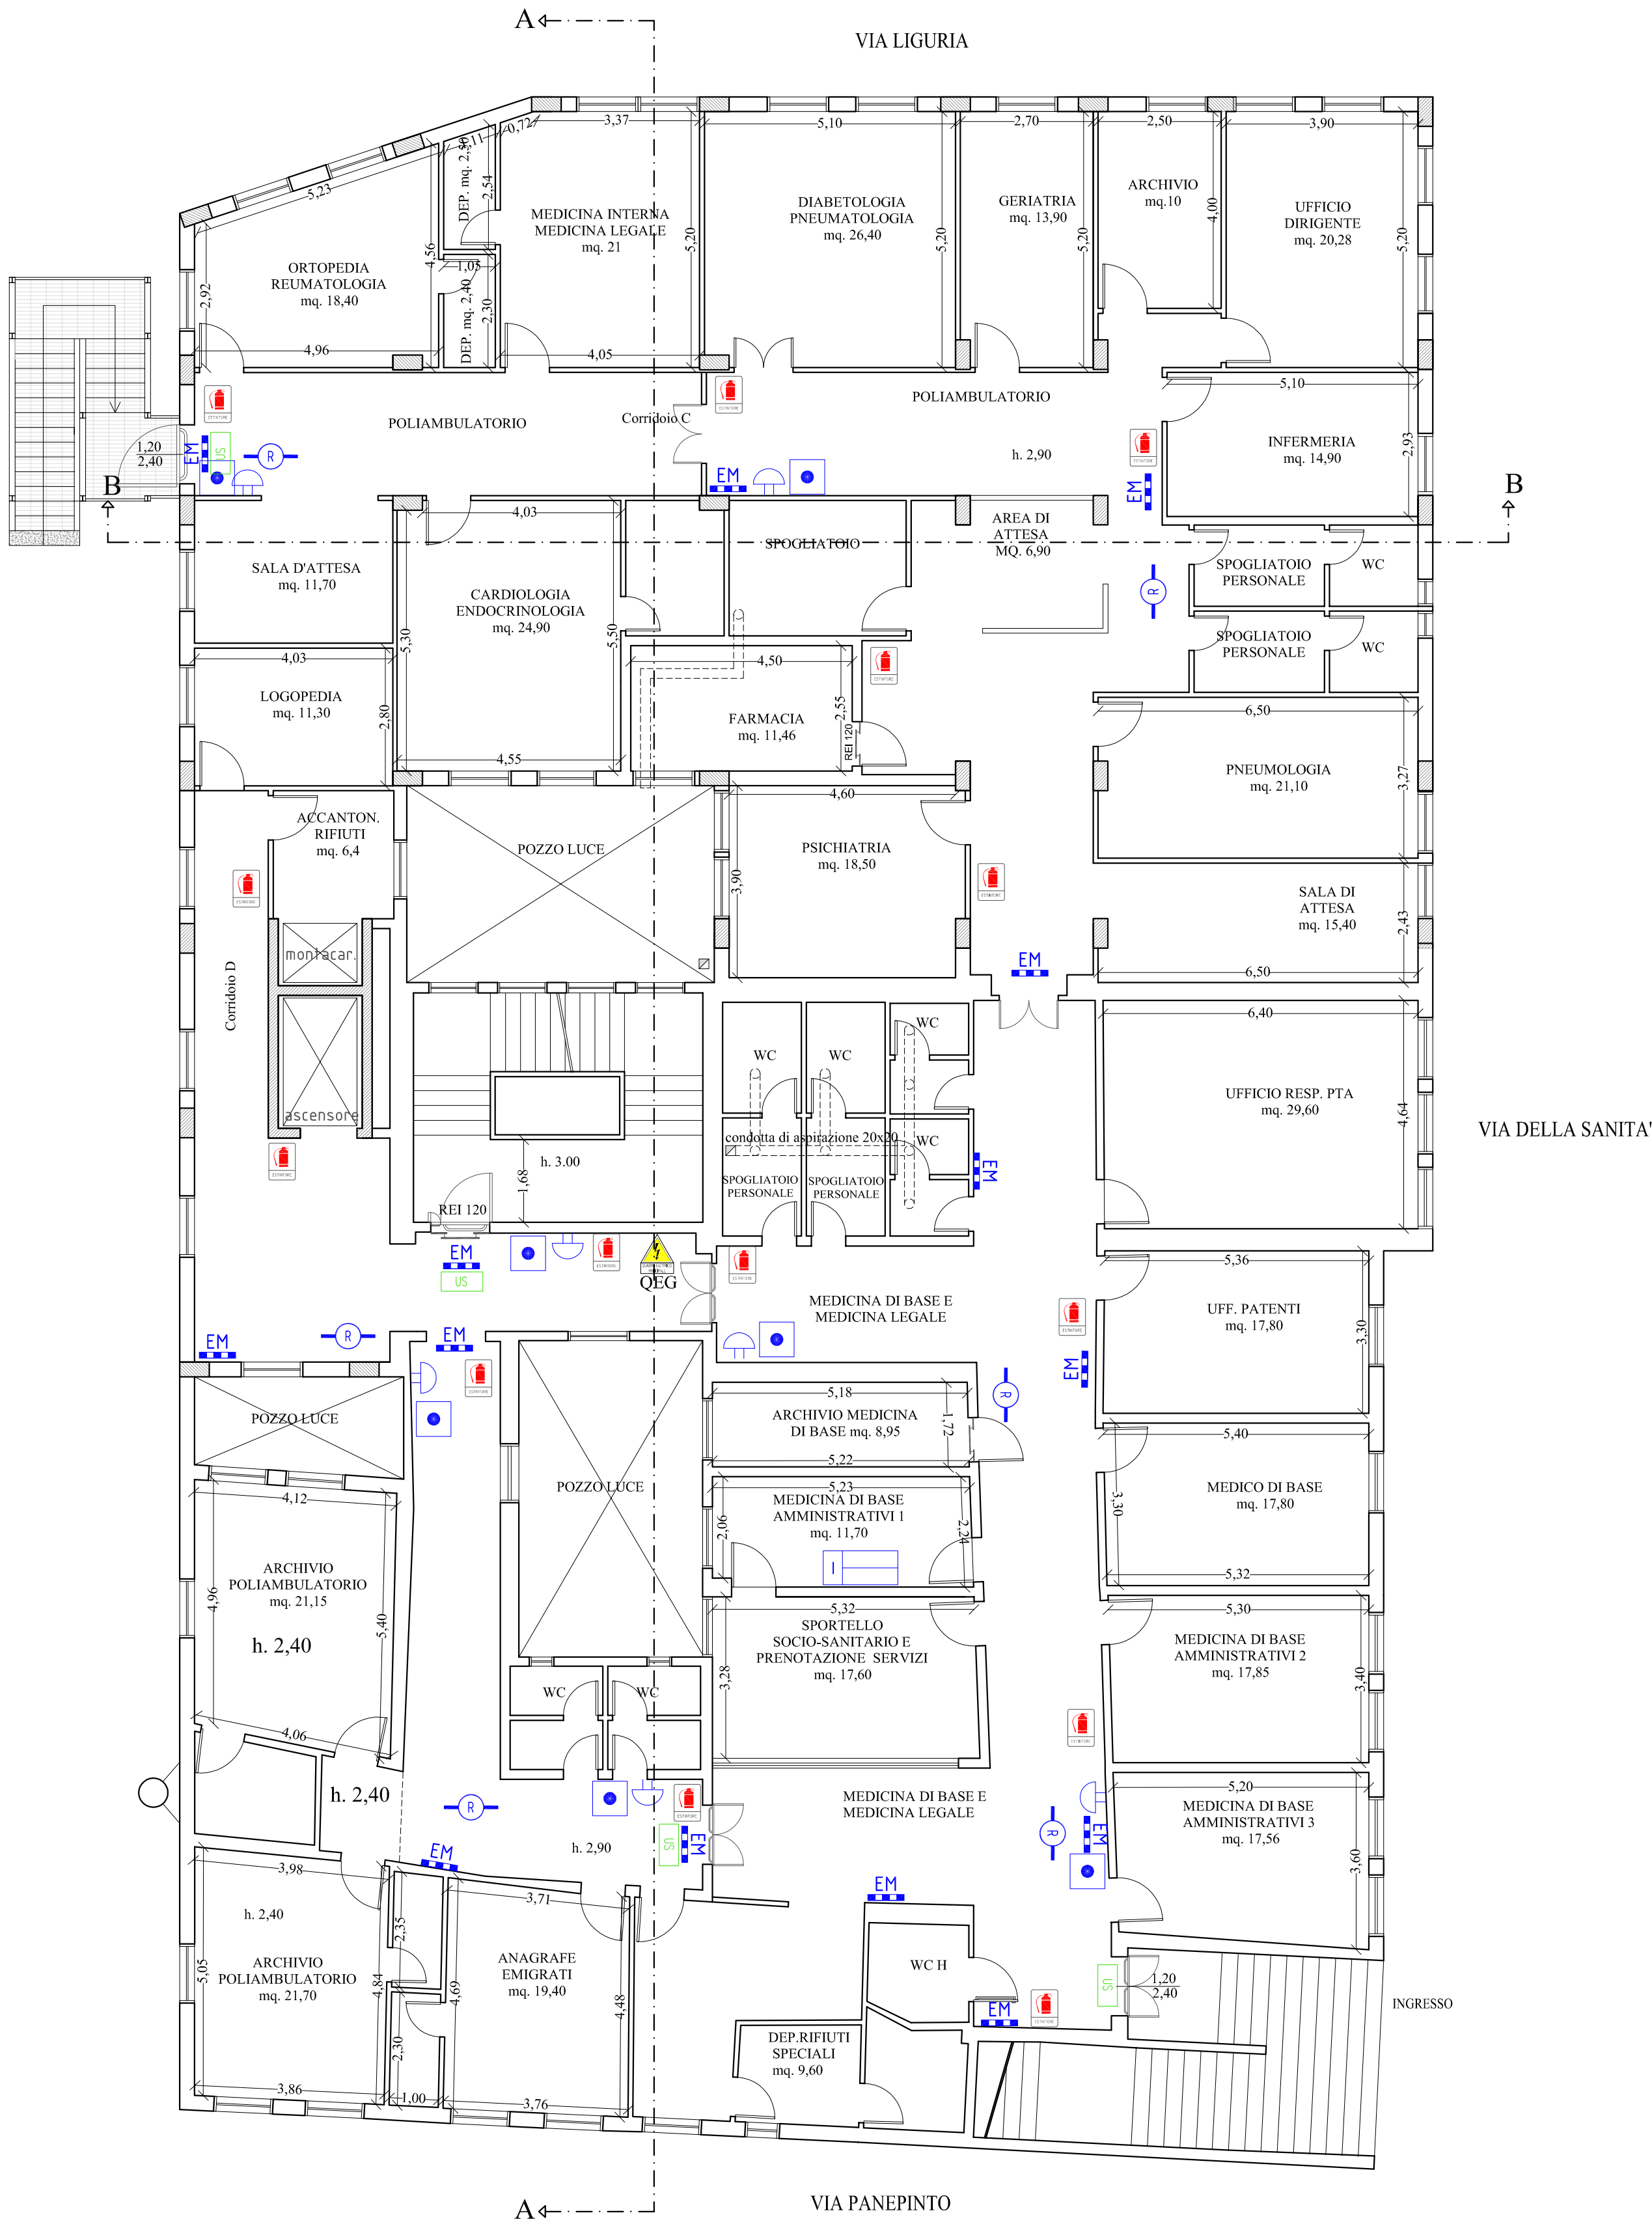

LEGENDA	
SIMBOLO	DESCRIZIONE
	Gruppo di misura (Contatore Enel)
	Quadro Elettrico
	Interruttore elettrico generale
	Rilevatore di fumo
	Estintore a polvere cap. 6Kg - 34A 144B C
	Pulsante di allarme incendi
	Luce di emergenza
	Segnale sonoro di allarme
	Pulsante di sblocco Quadro elettrico
	Centrale rivelazione incendi
	Porta con maniglione antipanico
	Porta tagliafuoco REI 120/60/30
	Cartello uscita di sicurezza
	Porte con maniglioni a spinta
	Cartello Pronto soccorso
	Telefono d'emergenza



SERVIZIO SANITARIO NAZIONALE - REGIONE SICILIA
Azienda Sanitaria Provinciale di Agrigento
Viale della Vittoria 321, 92100 Agrigento

ADEGUAMENTO ANTINCENDIO DEL POLIAMBULATORIO DI
FAVARA SITO IN VIA LIGURIA S.N.
PARERE ANTINCENDIO N. 12846
ATTIVITA' N. 68.4.B DEL D.P.R. 151/2011

PROGETTO ESECUTIVO			
ELABORATO 3.2	TITOLO DEFINIZIONE STATO ATTUALE PIANTA PIANO PRIMO		SCALA 1:100
REVISIONE	DATA	DESCRIZIONE - MODIFICA	IL PROGETTISTA
A	GENNAIO 2019	EMISSIONE	
B			
C			
 Ing. Giuseppe LIMBICI Studio Tecnico Architetto Vicolo Paganini n. 7 - 92026 Favara (Ag) Tel 0922437816 - P.I. 02656430846 info@studioarchingeo.com		IL R.U.P. GEOM. CALOGERO CAPRARO IL R.T.S.A. ING. ALESSANDRO DINOLFO	