


DEFINIZIONE INTERVENTI EDILIZI
PIANTA PIANO PRIMO
SCALA 1:100

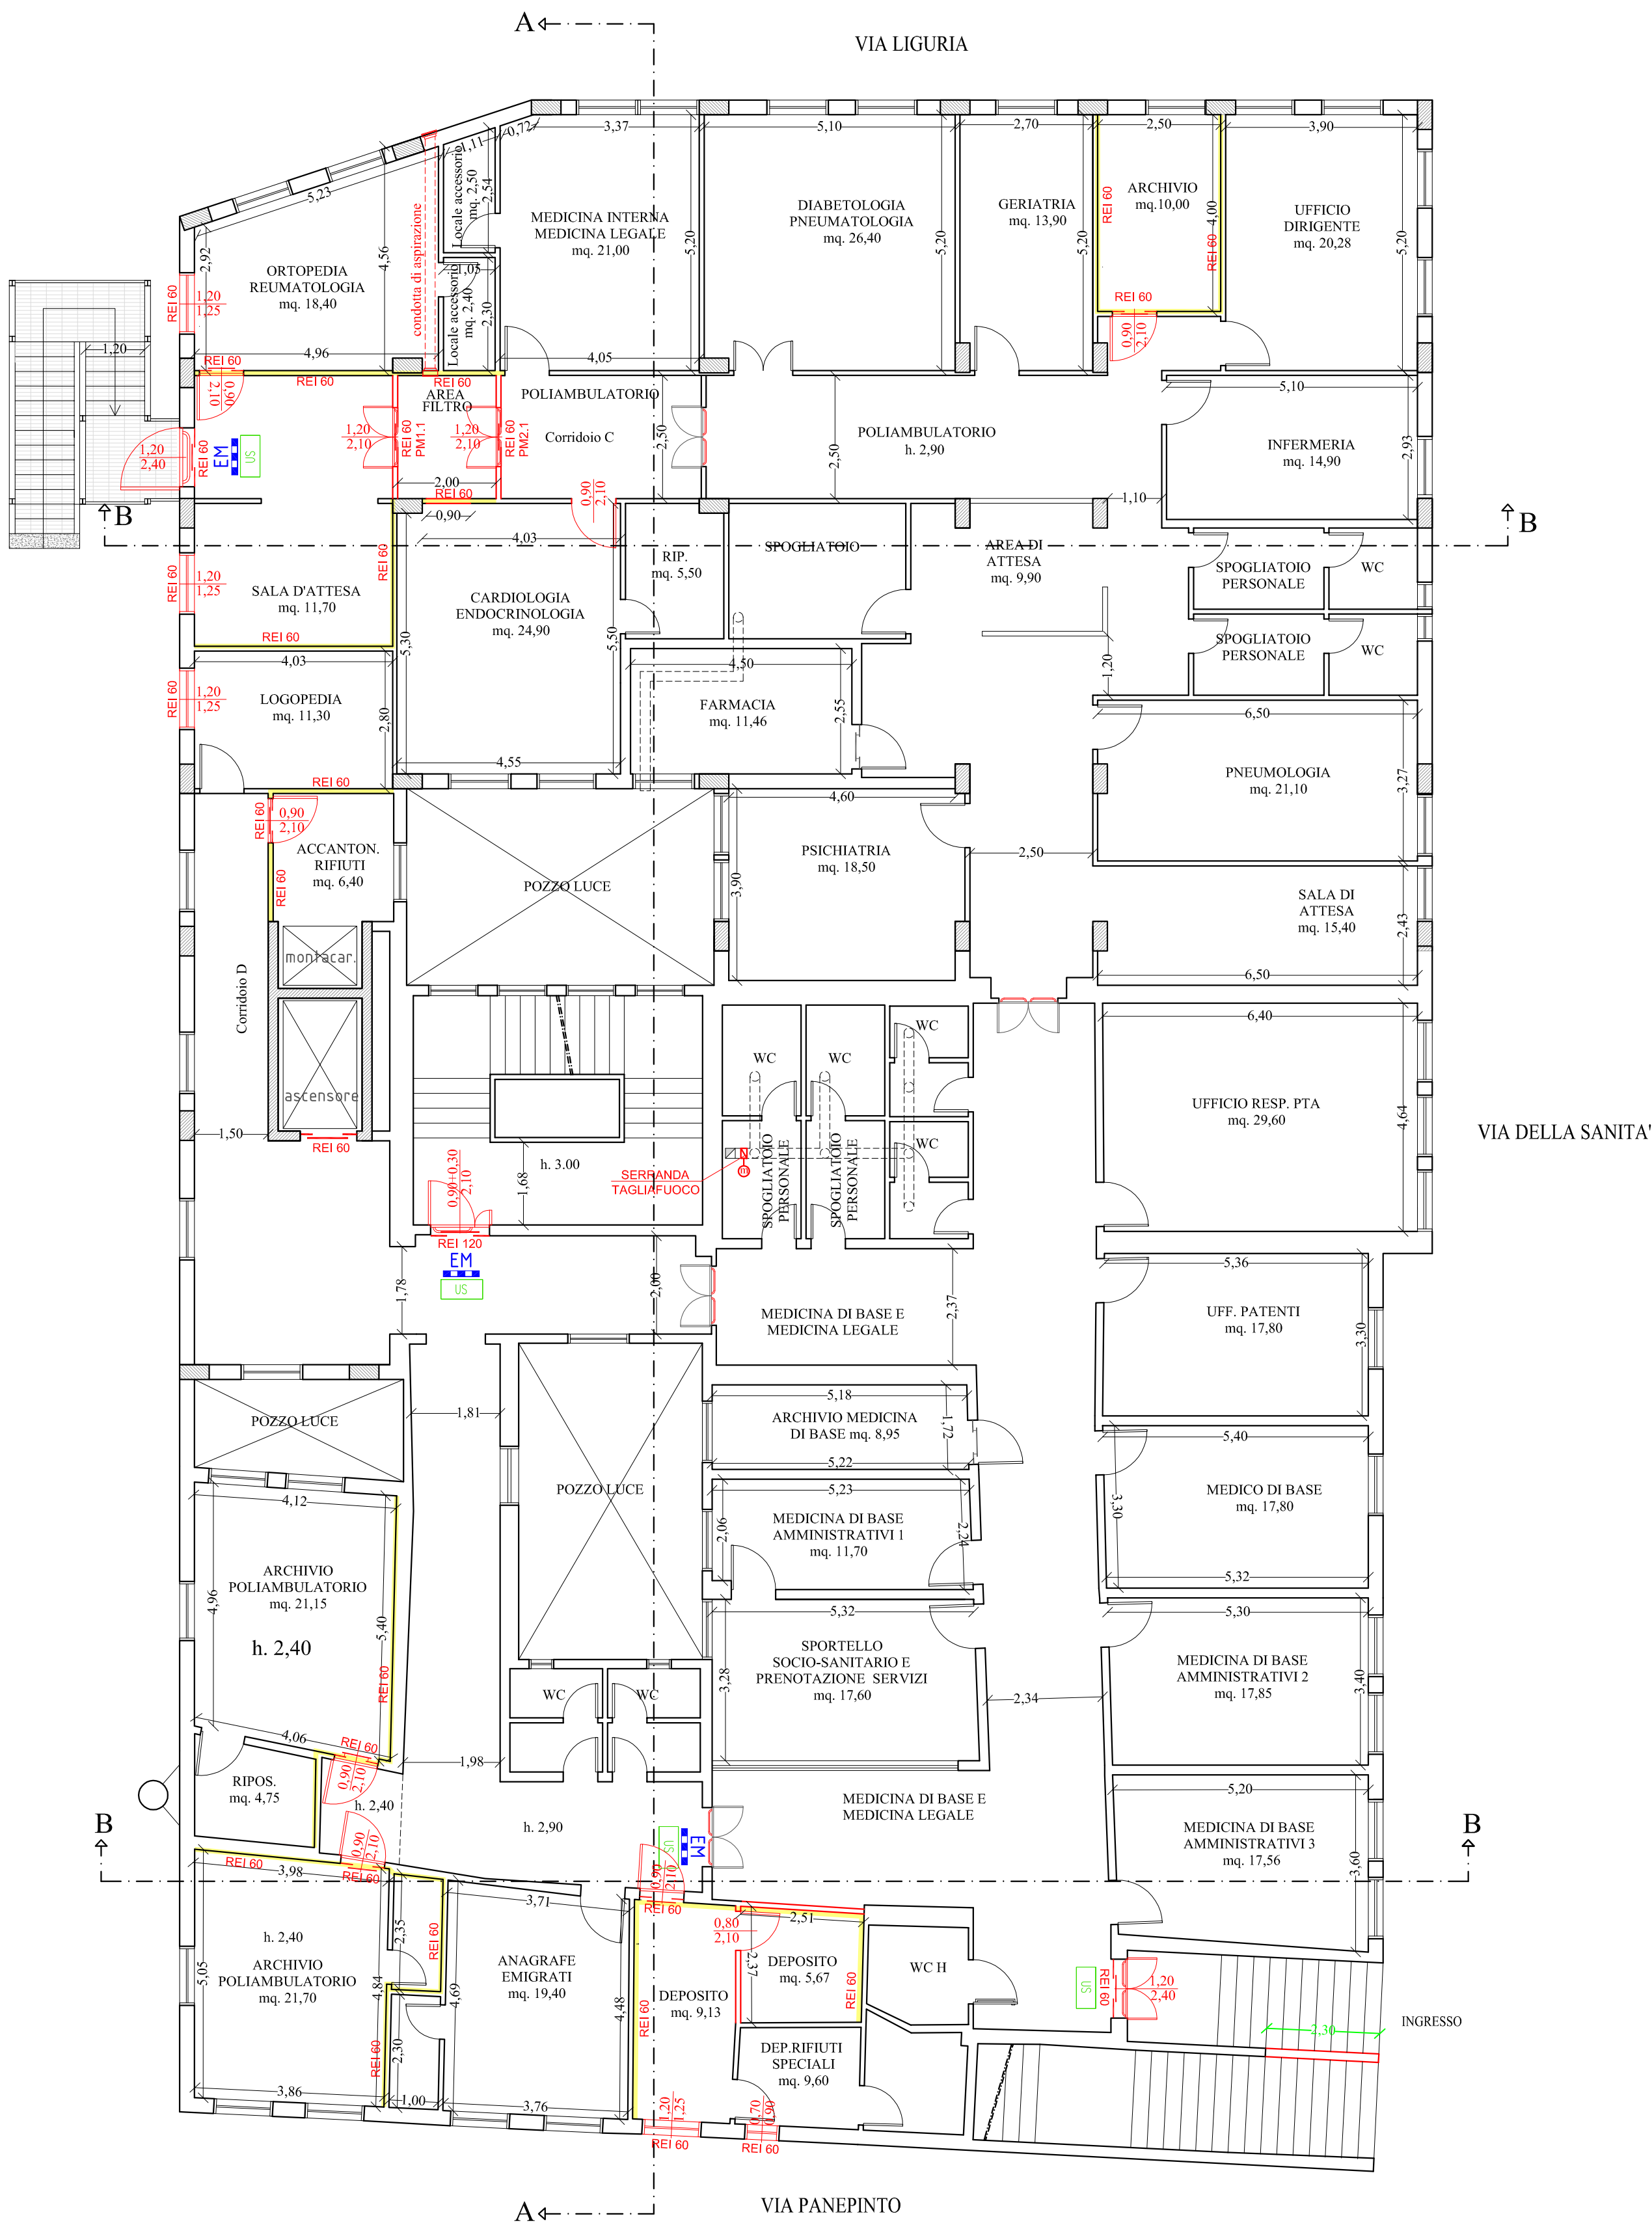

LEGENDA	
OPERE ESISTENTI	
SIMBOLO	DESCRIZIONE
	Pulsante di allarme incendi
	Luce di emergenza
	Porta con maniglione antipanico
	Porta tagliafuoco REI 120/60/30
	Cartello uscita di sicurezza
INTERVENTI IN PROGETTO	
	Opere murarie
	Rivestimento con lastre ignifughe (EI 60)
	Porta tagliafuoco REI 120/60/30
	Porta con maniglione antipanico
	Infissi esterni
	Rivestimento e/o controsoffitto di classe A0
	Rivestimento e/o controsoffitto di classe A1



SERVIZIO SANITARIO NAZIONALE - REGIONE SICILIA
Azienda Sanitaria Provinciale di Agrigento
Viale della Vittoria 321, 92100 Agrigento

ADEGUAMENTO ANTINCENDIO DEL POLIAMBULATORIO DI
FAVARA SITO IN VIA LIGURIA S.N.
PARERE ANTINCENDIO N. 12846
ATTIVITA' N. 68.4.B DEL D.P.R. 151/2011

PROGETTO ESECUTIVO

ELABORATO 5.2	TITOLO DEFINIZIONE INTERVENTI EDILIZI PIANTA PIANO PRIMO	SCALA 1:100
REVISIONE A B C	DATA GENNAIO 2019	DESCRIZIONE - MODIFICA EMISSIONE
IL R.U.P. GEOM. CALOGERO CAPRARO		IL PROGETTISTA Ing. Giuseppe LIMBLICI Studio Tecnico Archingeo Vicolo Paganini n. 7 - 92026 Favara (Ag) Tel 0922437816 - P.I. 02656430846 info@studioarchingeo.com
IL R.T.S.A. ING. ALESSANDRO DINOLFO		