




CENTRALE IDRICA ANTINCENDIO
PIANTA - SCALA 1:20

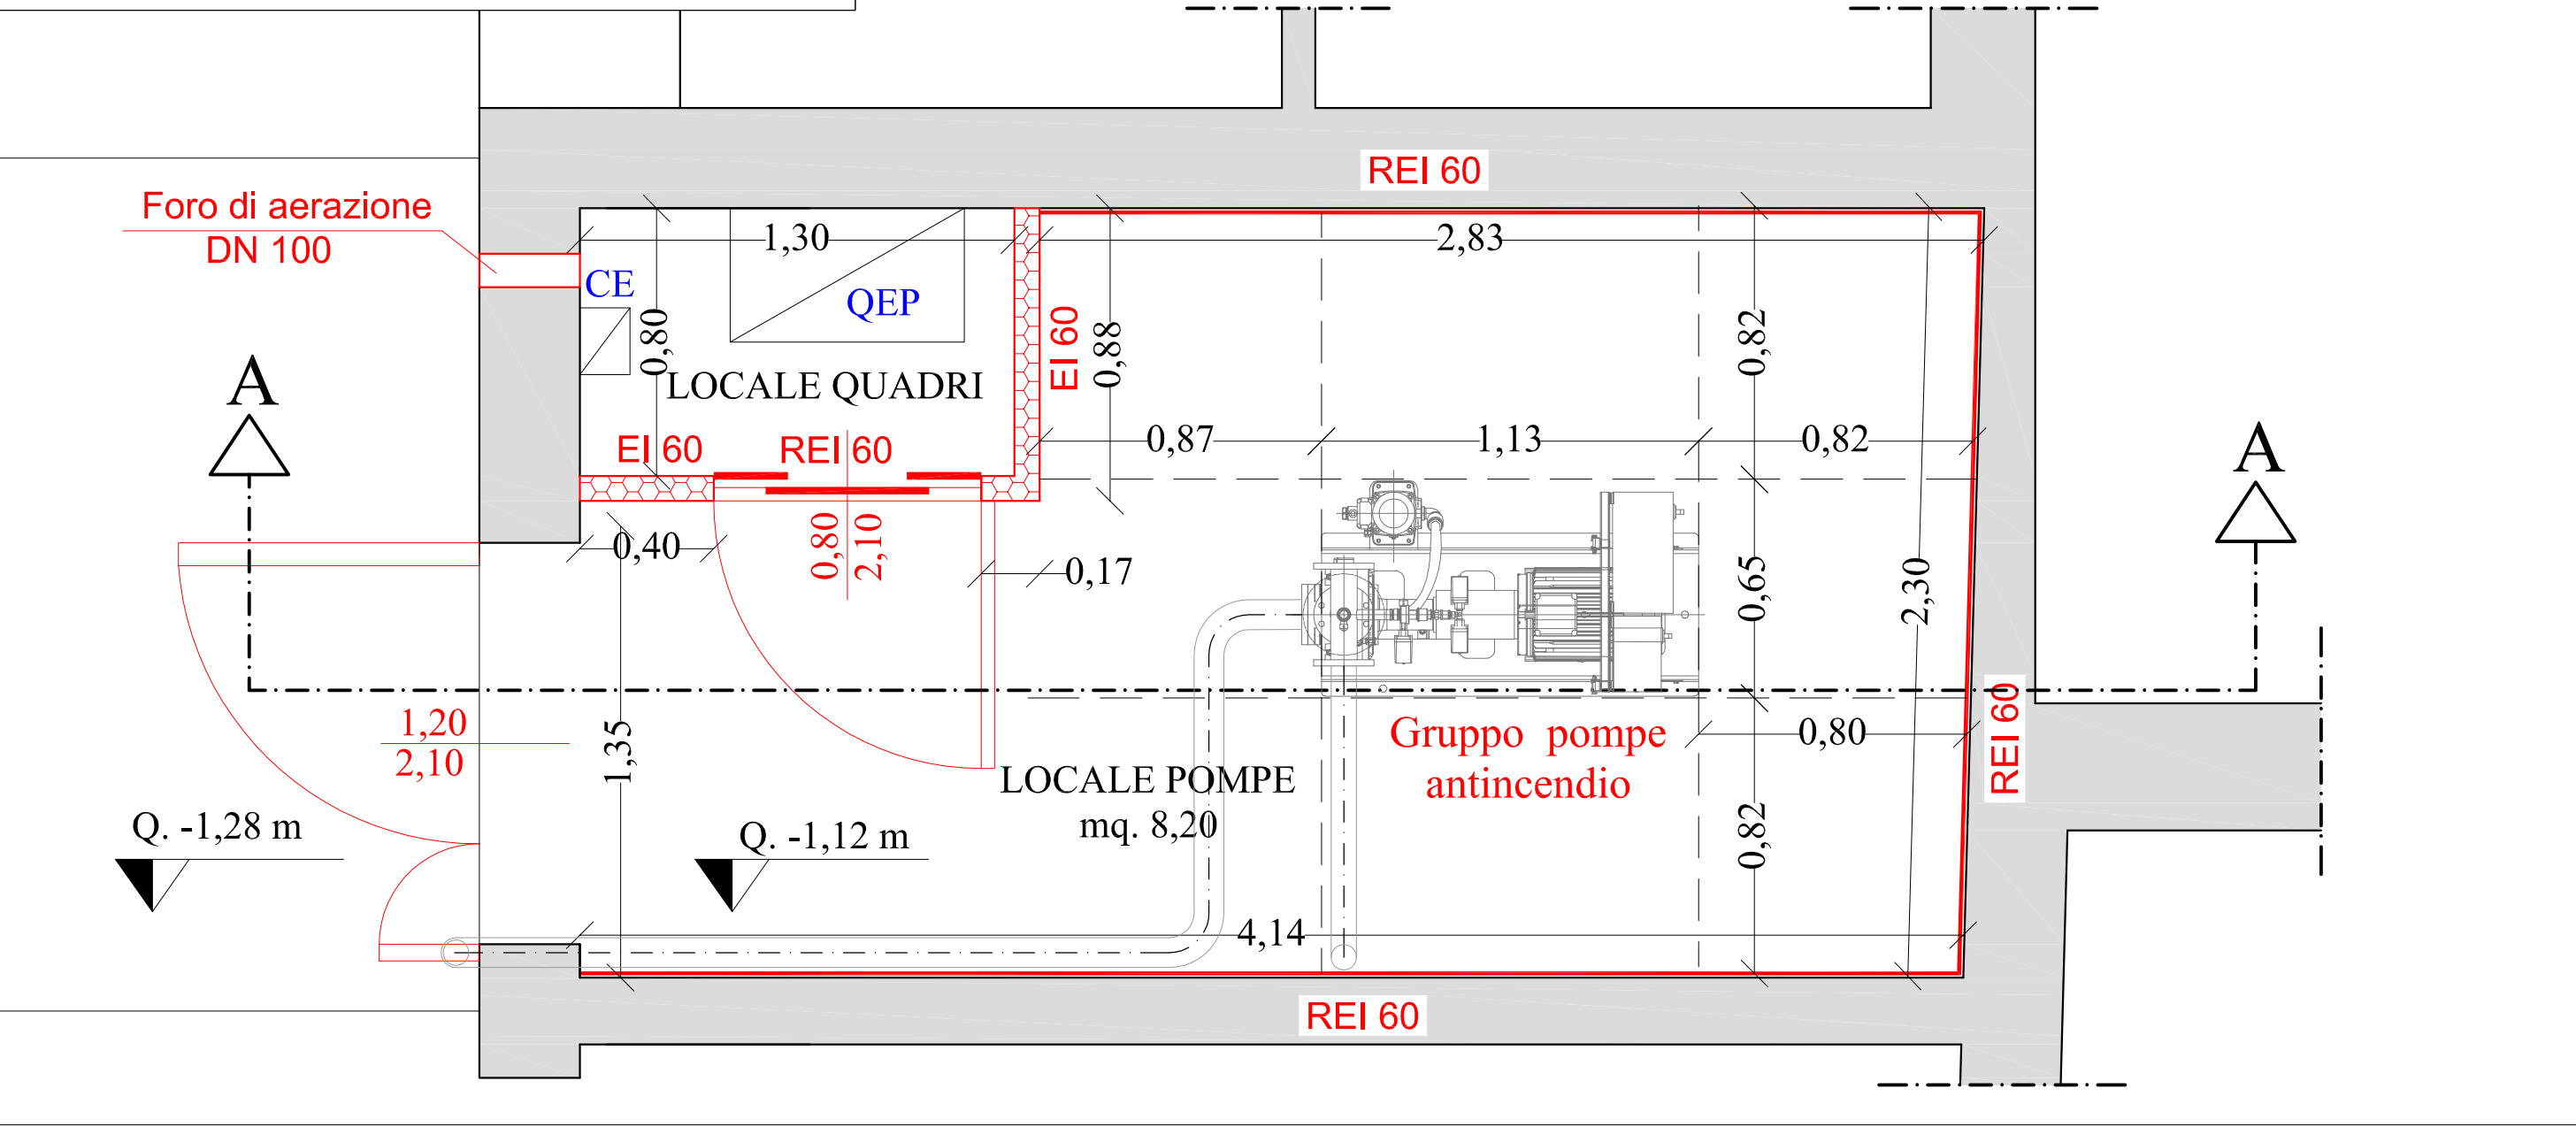

CENTRALE IDRICA ANTINCENDIO
PROSPETTO - SCALA 1:20

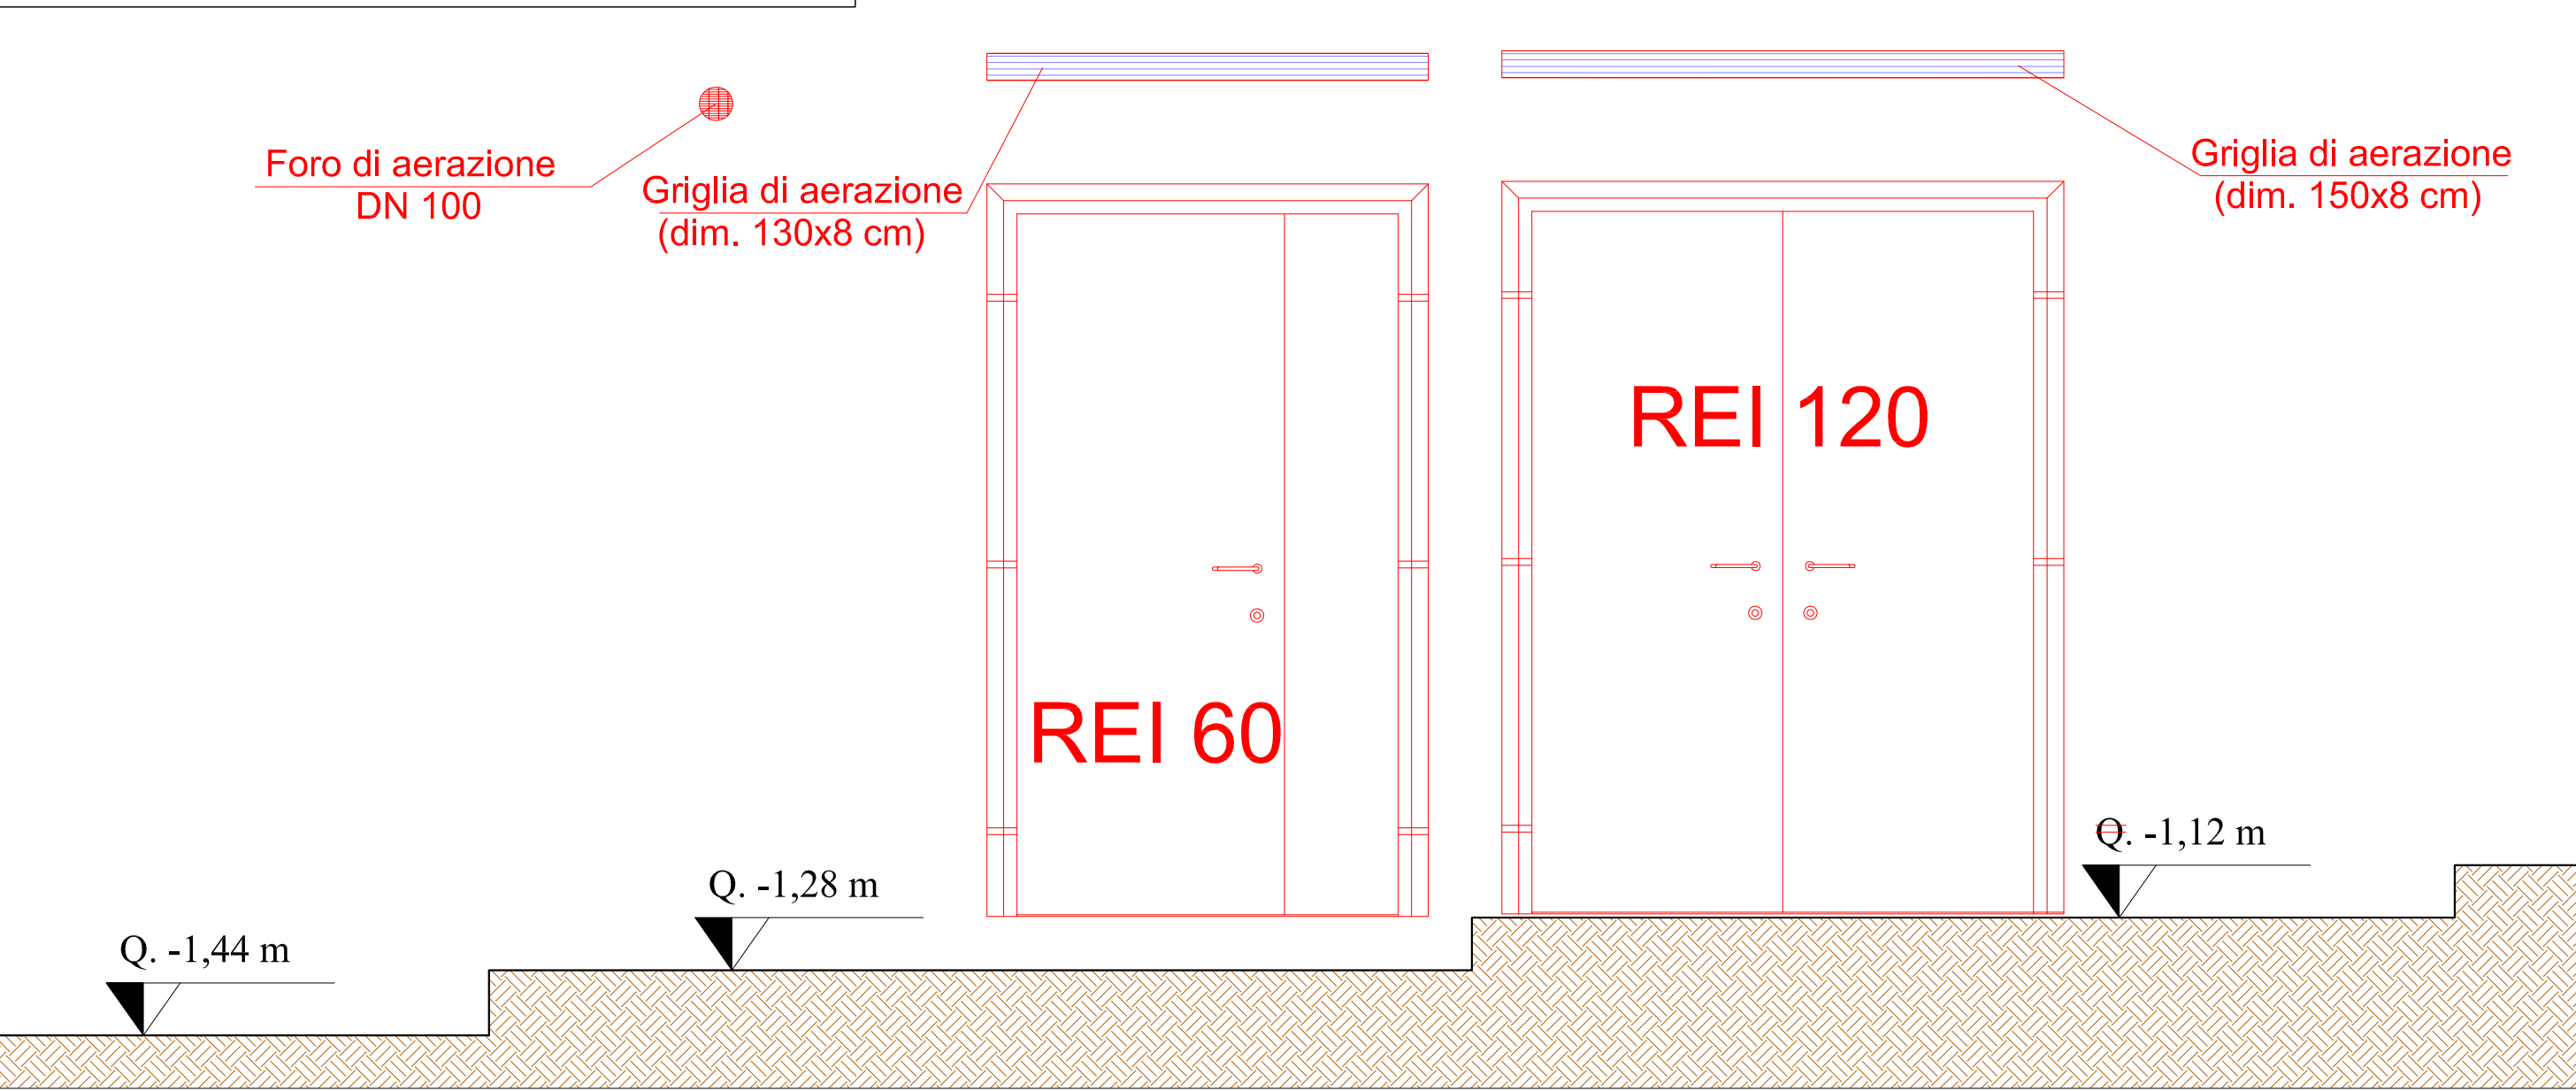

CENTRALE IDRICA ANTINCENDIO
SEZIONE A-A - SCALA 1:20

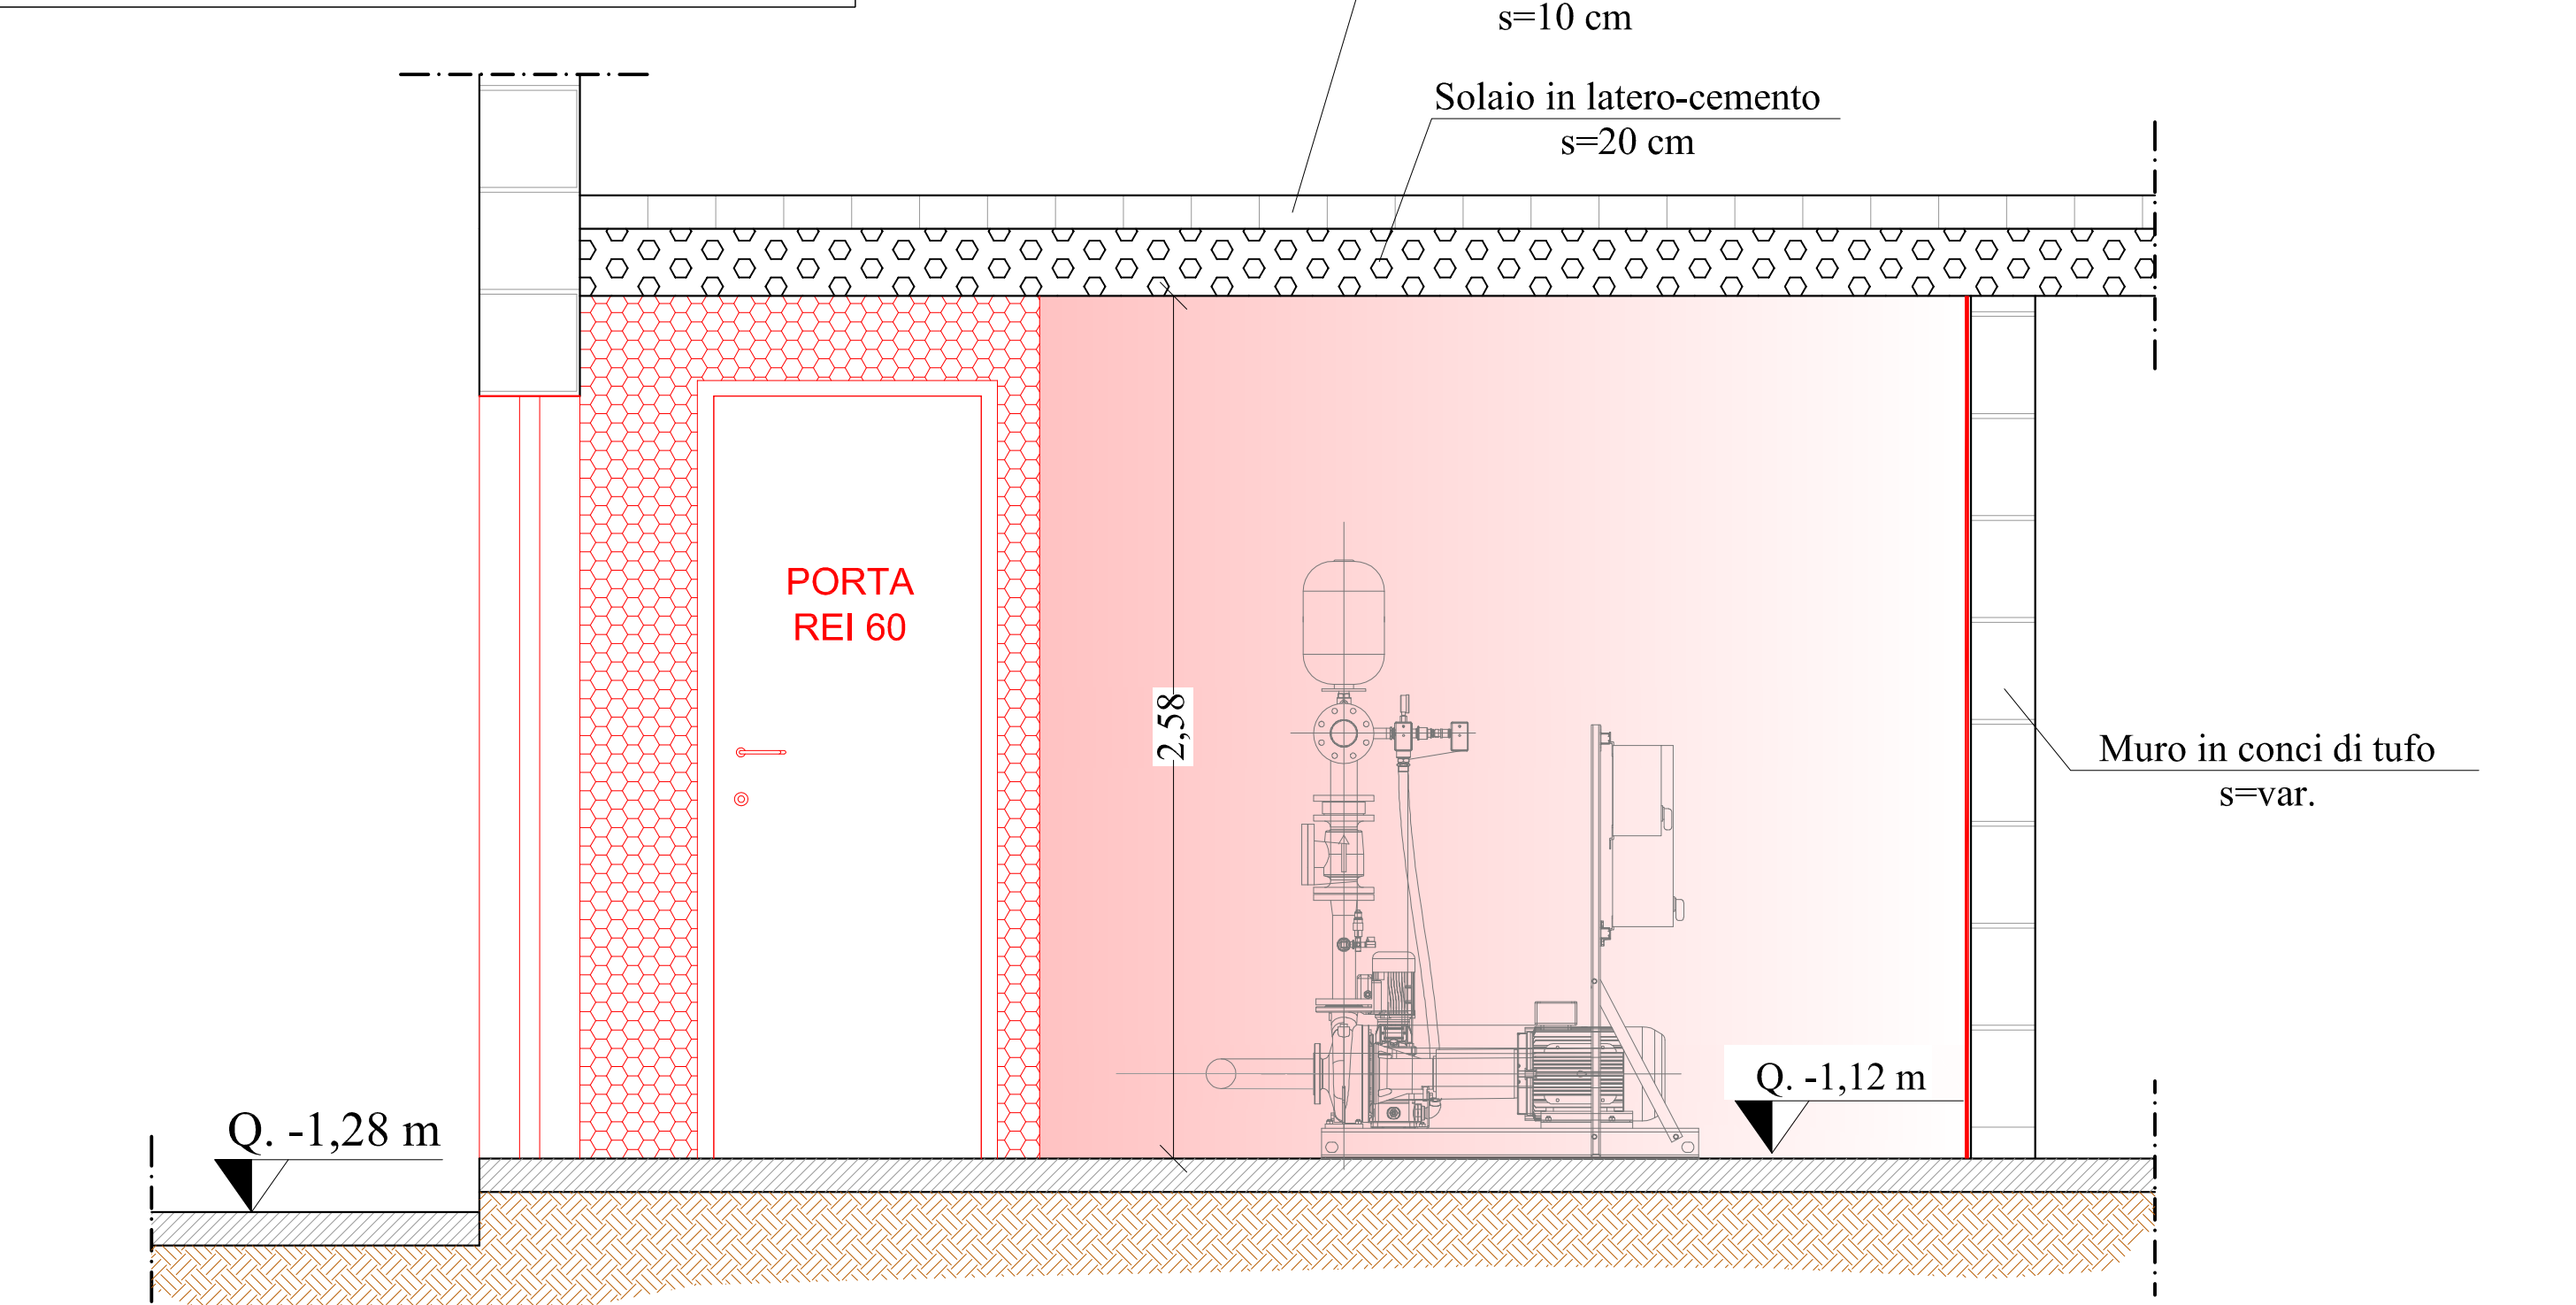

LEGENDA	
SIMBOLO	DESCRIZIONE
	Rivestimento con lastre ignifughe EI 60, composta con: orditura metallica C 50x50 mm, e rivestimento con n.2 lastre GKB 12,5 mm per lato
	Rivestimento protettivo ignifugo composto da: n.1 lastra GKB da 12,5 mm
	Porta tagliafuoco REI 60



SERVIZIO SANITARIO NAZIONALE - REGIONE SICILIA
Azienda Sanitaria Provinciale di Agrigento
Viale della Vittoria 321, 92100 Agrigento

AZIENDA SANITARIA PROVINCIALE

ADEGUAMENTO ANTINCENDIO DEL POLIAMBULATORIO DI
FAVARA SITO IN VIA LIGURIA S.N.
PARERE ANTINCENDIO N. 12846
ATTIVITA' N. 68.4.B DEL D.P.R. 151/2011

PROGETTO ESECUTIVO			
ELABORATO 5.6	TITOLO DEFINIZIONE INTERVENTI EDILIZI CENTRALE IDRICA		SCALA 1:20
REVISIONE	DATA	DESCRIZIONE - MODIFICA	IL PROGETTISTA 
A	GENNAIO 2019	EMISSIONE	
B			
C			
	Ing. Giuseppe LIMBLICI Studio Tecnico Archingeo Vicolo Paganini n. 7 - 92026 Favara (Ag) Tel 0922437816 - P.I. 02656430846 info@studioarchingeo.com		
IL R.U.P.		IL R.T.S.A.	
GEOM. CALOGERO CAPRARO		ING. ALESSANDRO DINOLFO	