


IMPIANTO IDRANTI PIANTA PIANO SEMINTERRATO SCALA 1:100

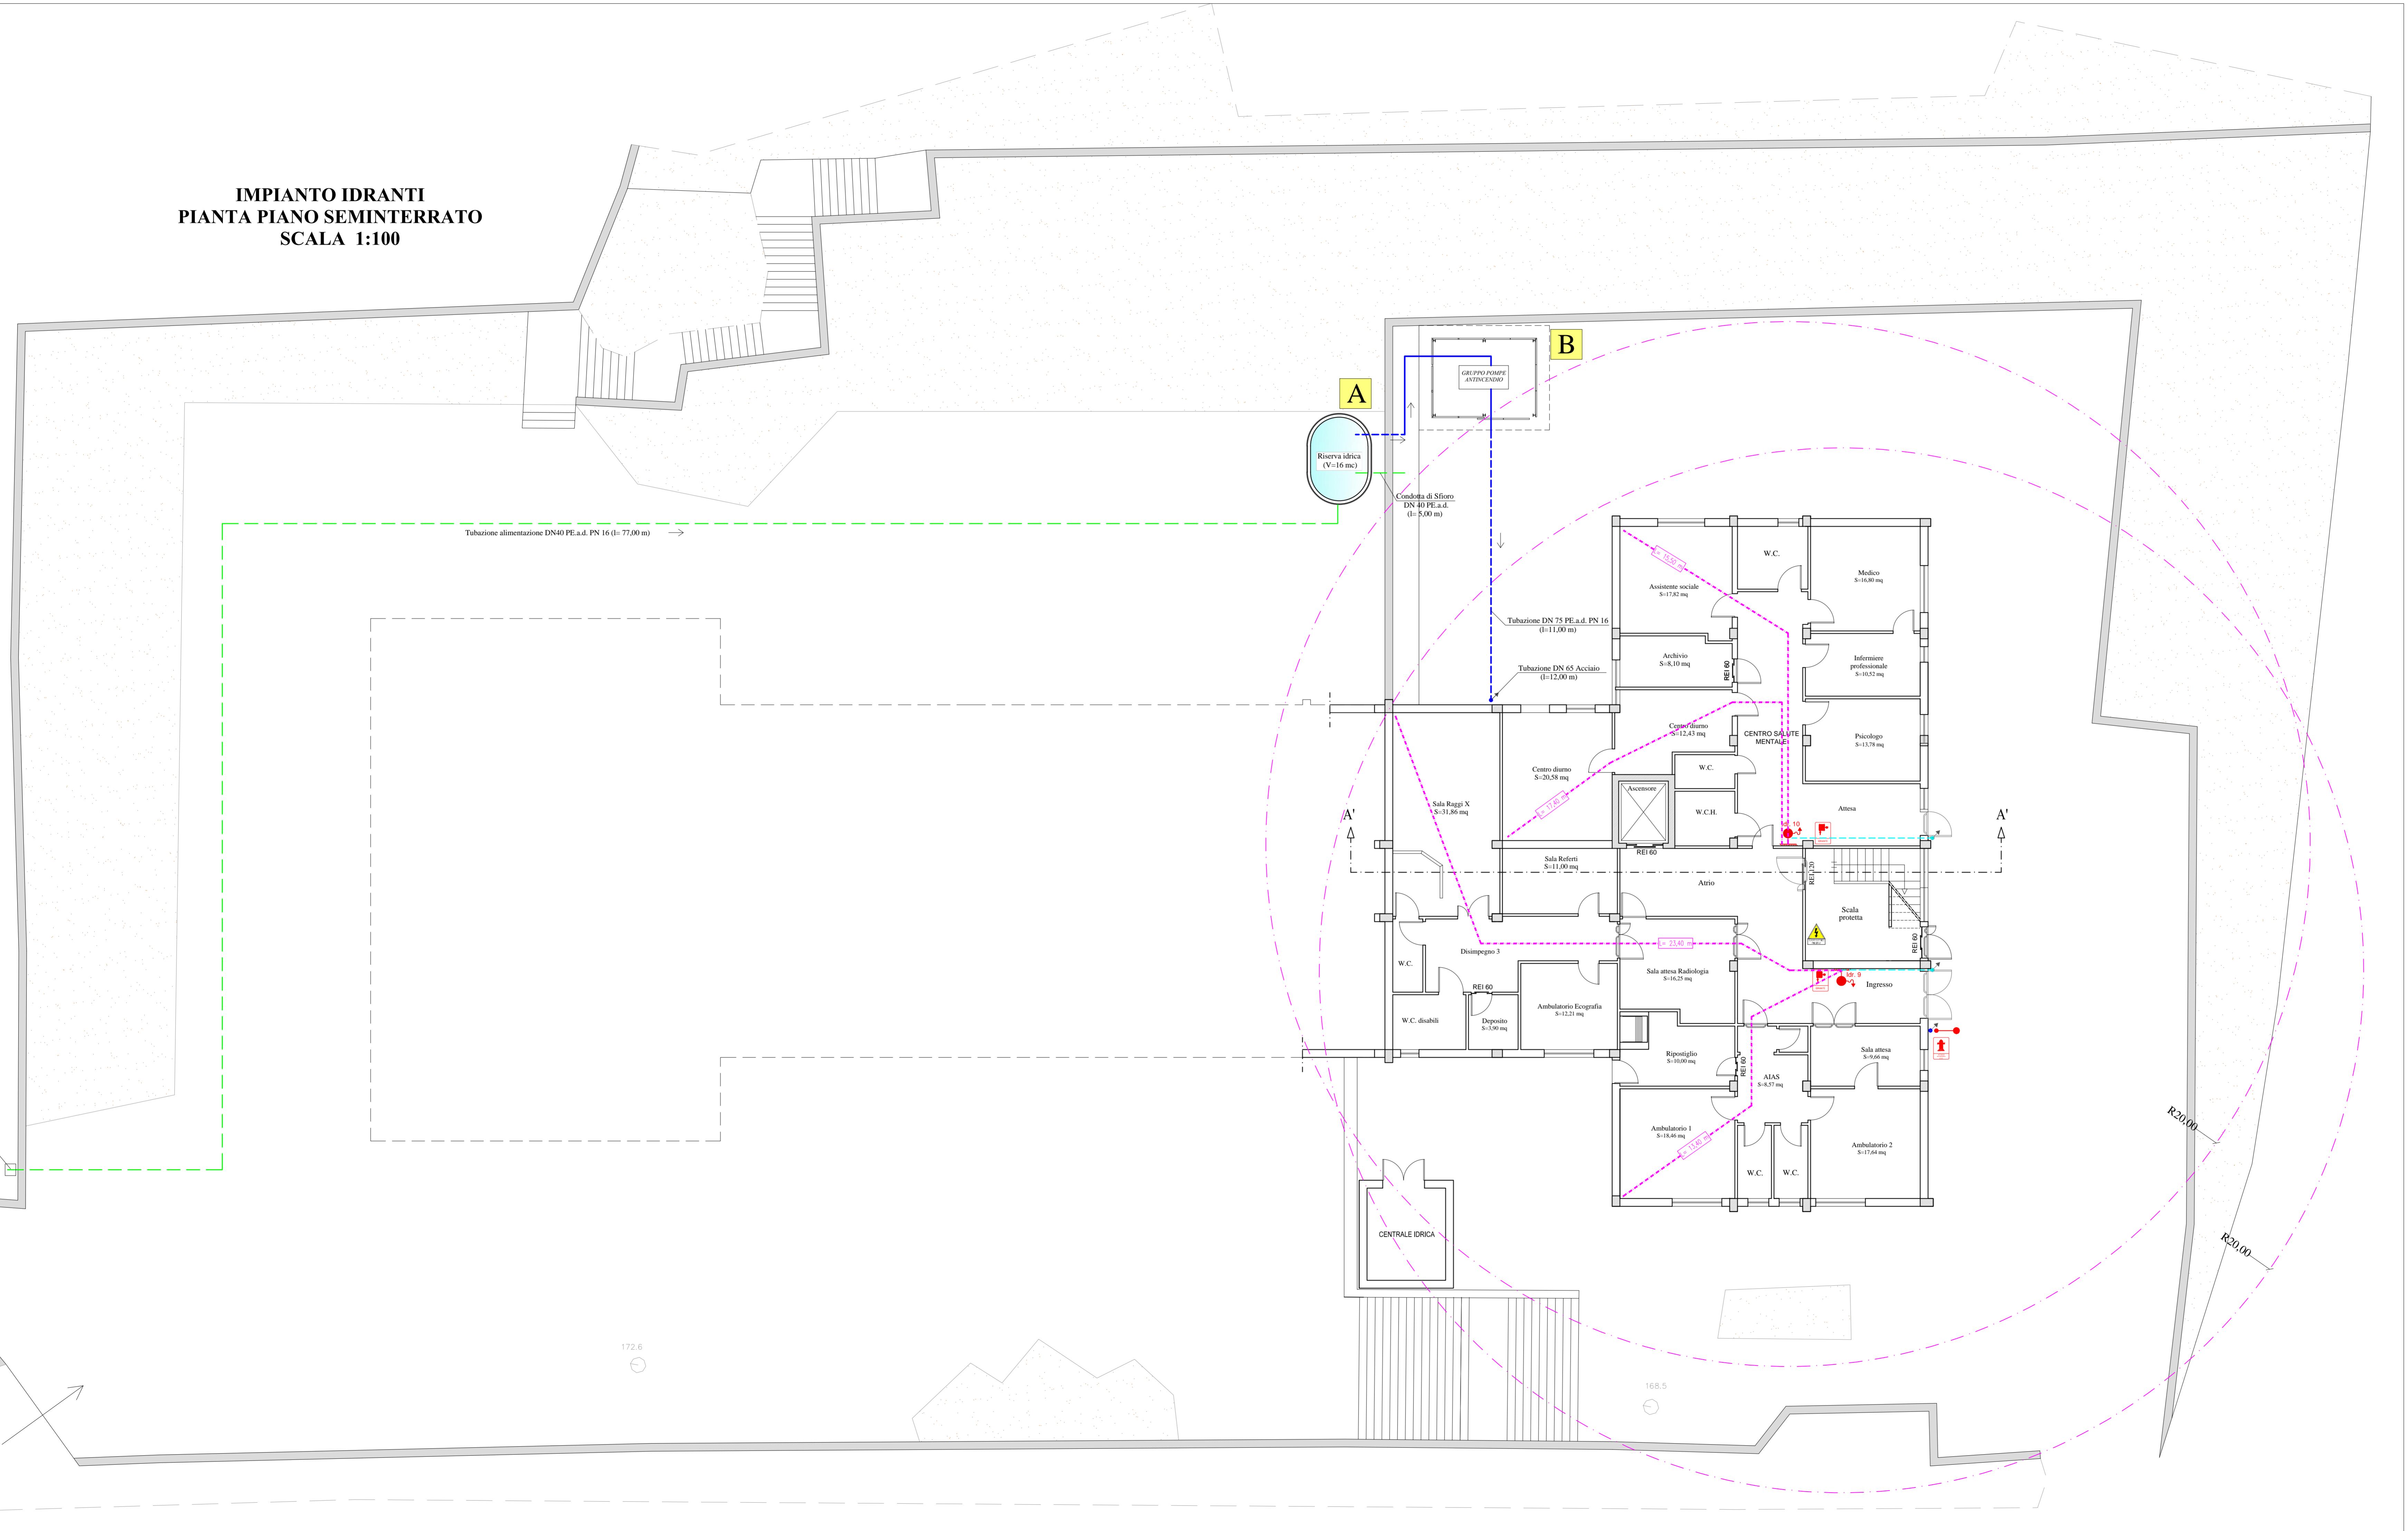

LEGENDA

	Attacco motopompa VV.F. UNI 70
	Idrante UNI 45 a parete esistente (con manichetta e lancia)
	Saracinesca manuale
	Valvola di non ritorno
	Misuratore di pressione a inserzione
	Tubazione rete antincendio interrata DN 75 Pead PN 16
	Tubazione rete antincendio aerea DN 65 Acciaio
	Tubazione rete antincendio aerea DN 50 Acciaio
	Tubazione rete antincendio aerea DN 40 Acciaio
	Tubazione rete antincendio esistente sottotrascia DN 40 Acciaio
	Tubazione alimentazione riserva idrica interrata DN 40 Pead PN 16
	Montanti idriche
	Distanza copertura idrante (regola del filo teso)
	Cartello idrante
	Cartello attacco motopompa
	Distanza geometrica copertura idrante (20 m)

SERVIZIO SANITARIO NAZIONALE - REGIONE SICILIA
Azienda Sanitaria Provinciale di Agrigento
Viale della Vittoria 321, 92100 Agrigento

DA SANITARIA PROVINCIALE

TO:

**PROGETTO DI ADEGUAMENTO ANTINCENDIO DEL
POLIAMBULATORIO DI PALMA DI MONTECHIARO SITO
IN VIA MACCACARO, S.N.
PARERE ANTINCENDIO N. 11685
ATTIVITA' N. 68.4.B DEL D.P.R. 151/2011**

PROGETTO ESECUTIVO

VOLA:	TITOLO ELABORATO:
6.1.1	IMPIANTO IDRANTI PIANTA PIANO SEMINTERRATO

Nome file:	6.1.1 - Impianto idranti - Piano seminterrato.dwg	Scala:	1:100
EMISSIONE	FEBBRAIO 2019		

DESCRIZIONE **DATA** **VERIFICATO** **CONTROLLATO** **APPROVATO**



ed approvazioni: