



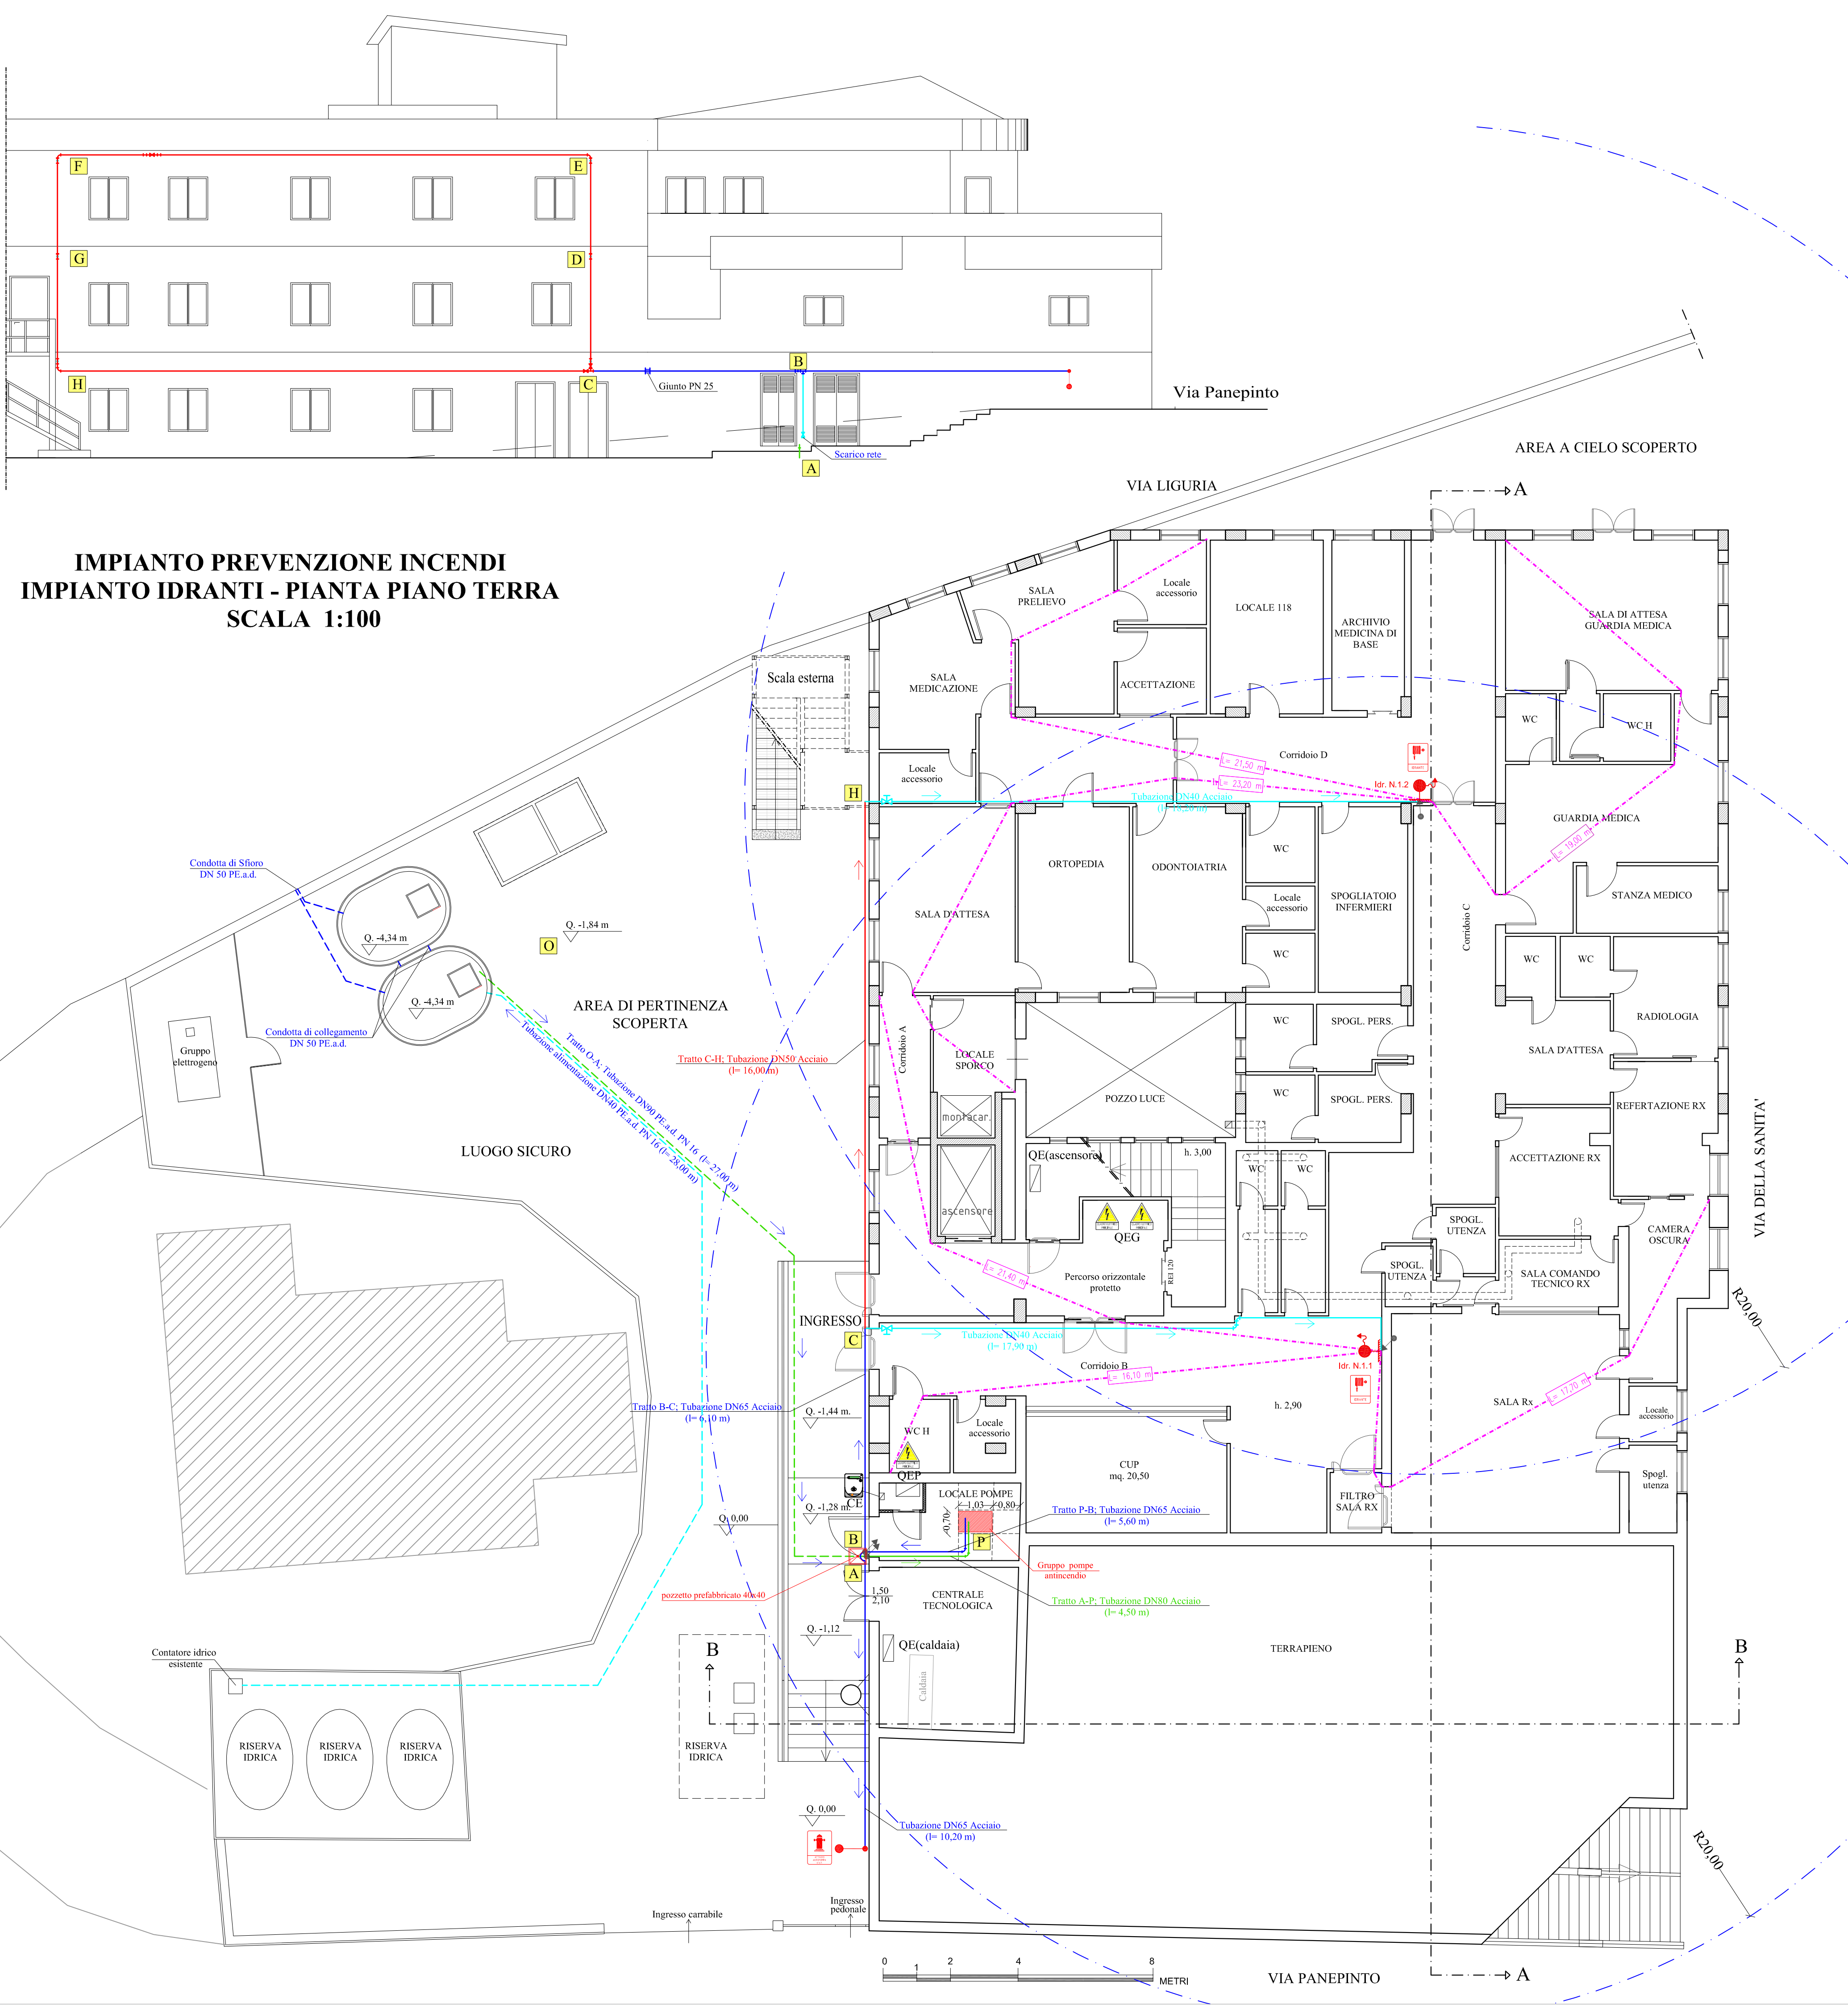

IMPIANTO PREVENZIONE INCENDI
IMPIANTO IDRANTI - PIANTA PIANO TERRA
SCALA 1:100

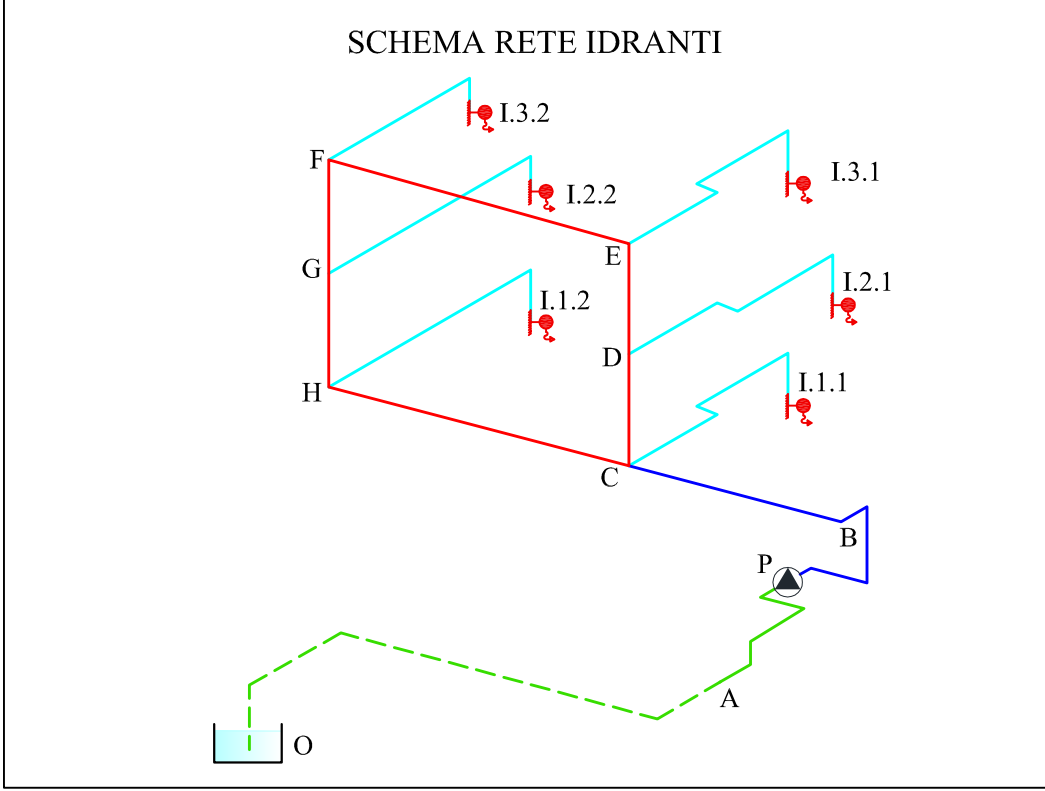

LEGENDA	
	Attacco per motopompa VV.F. UNI 70
	Saracinesca manuale
	Idrante UNI 45 a parete (con manichetta e lancia)
	Montanti idriche
	Tubazione rete antincendio interrata DN 90 PE.a.d. PN 16
	Tubazione rete antincendio aerea DN 80 Acciaio
	Tubazione rete antincendio aerea DN 65 Acciaio
	Tubazione rete antincendio aerea DN 50 Acciaio
	Tubazione rete antincendio aerea DN 40 Acciaio
	Distanza copertura idrante (regola del filo teso)
	Cartello idrante
	Cartello attacco motopompa
	Distanza geometrica copertura idrante

SERVIZIO SANITARIO NAZIONALE - REGIONE SICILIA
Azienda Sanitaria Provinciale di Agrigento
Viale della Vittoria 321, 92100 Agrigento

ADEGUAMENTO ANTINCENDIO DEL POLIAMBULATORIO DI FAVARA SITO IN VIA LIGURIA S.N.
PARERE ANTINCENDIO N. 12846
ATTIVITA' N. 68.4.B DEL D.P.R. 151/2011

PROGETTO ESECUTIVO

ELABORATO 6.1.1	TITOLO IMPIANTO PREVENZIONI INCENDI Impianto idranti - Pianta piano terra	SCALA 1:100
REVISIONE A B C	DATA GENNAIO 2019 DESCRIZIONE - MODIFICA EMISSIONE	IL PROGETTISTA Ing. Giuseppe LIMBICI Studio Tecnico Archingeo Vicolo Paganini n. 7 - 92026 Favara (Ag) Tel. 0922437816 - P.I. 02656430846 info@studioarchingeo.com

IL R.U.P.
GEOM. CALOGERO CAPRARO

IL R.T.S.A.
ING. ALESSANDRO DINOLFO