

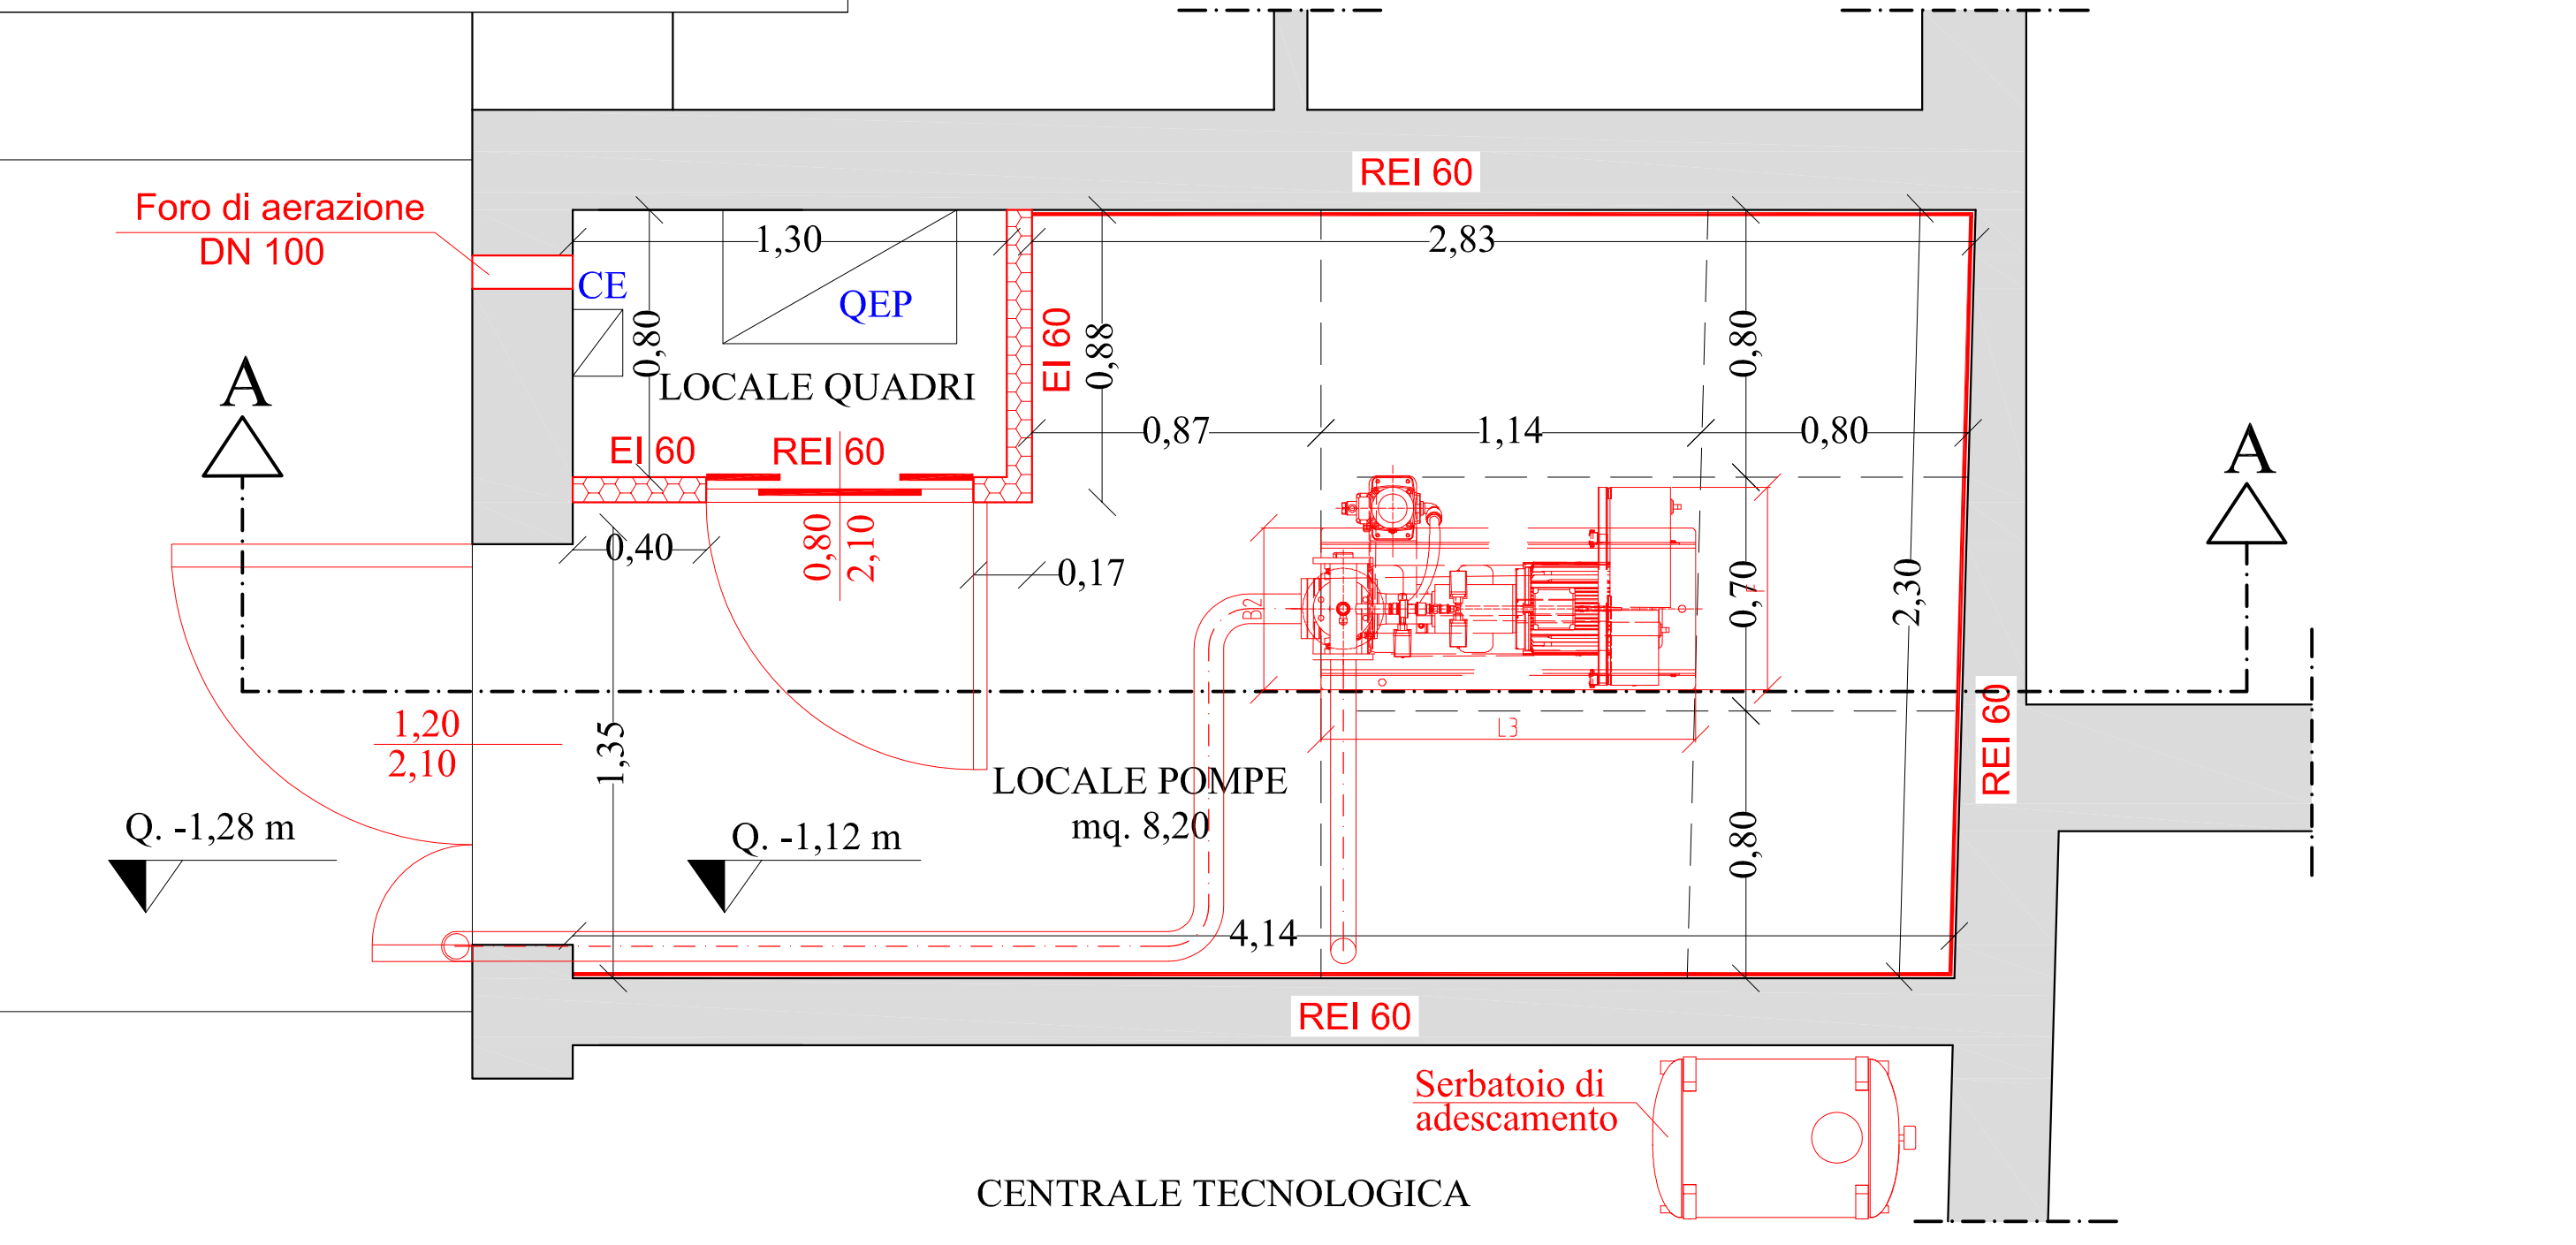
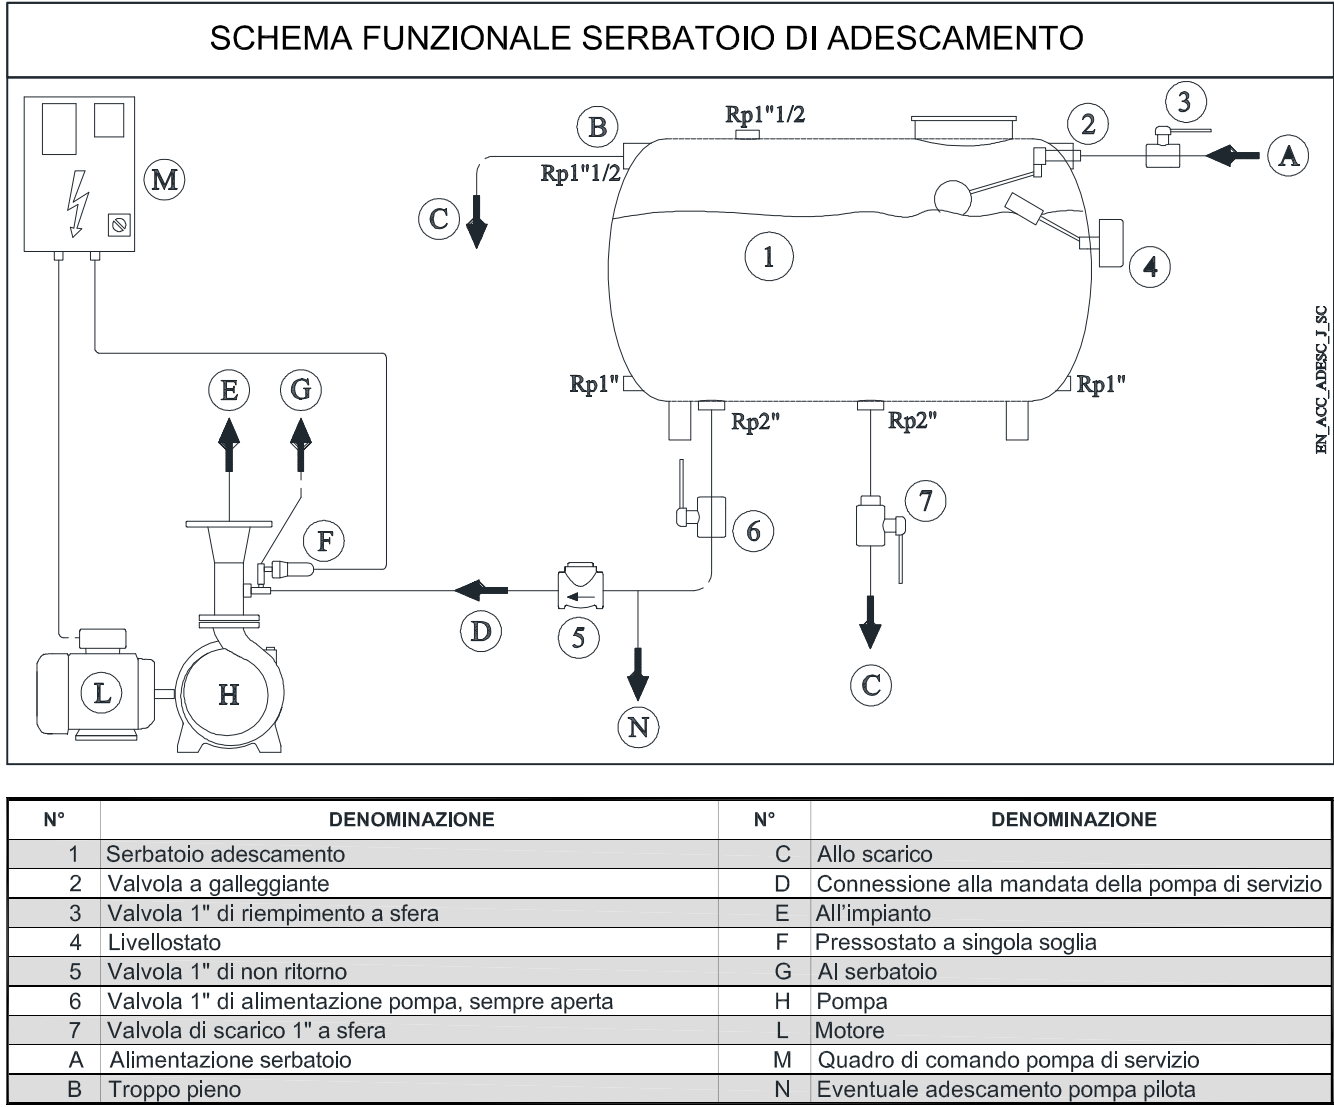


CENTRALE IDRICA ANTINCENDIO
PIANTA - SCALA 1:20

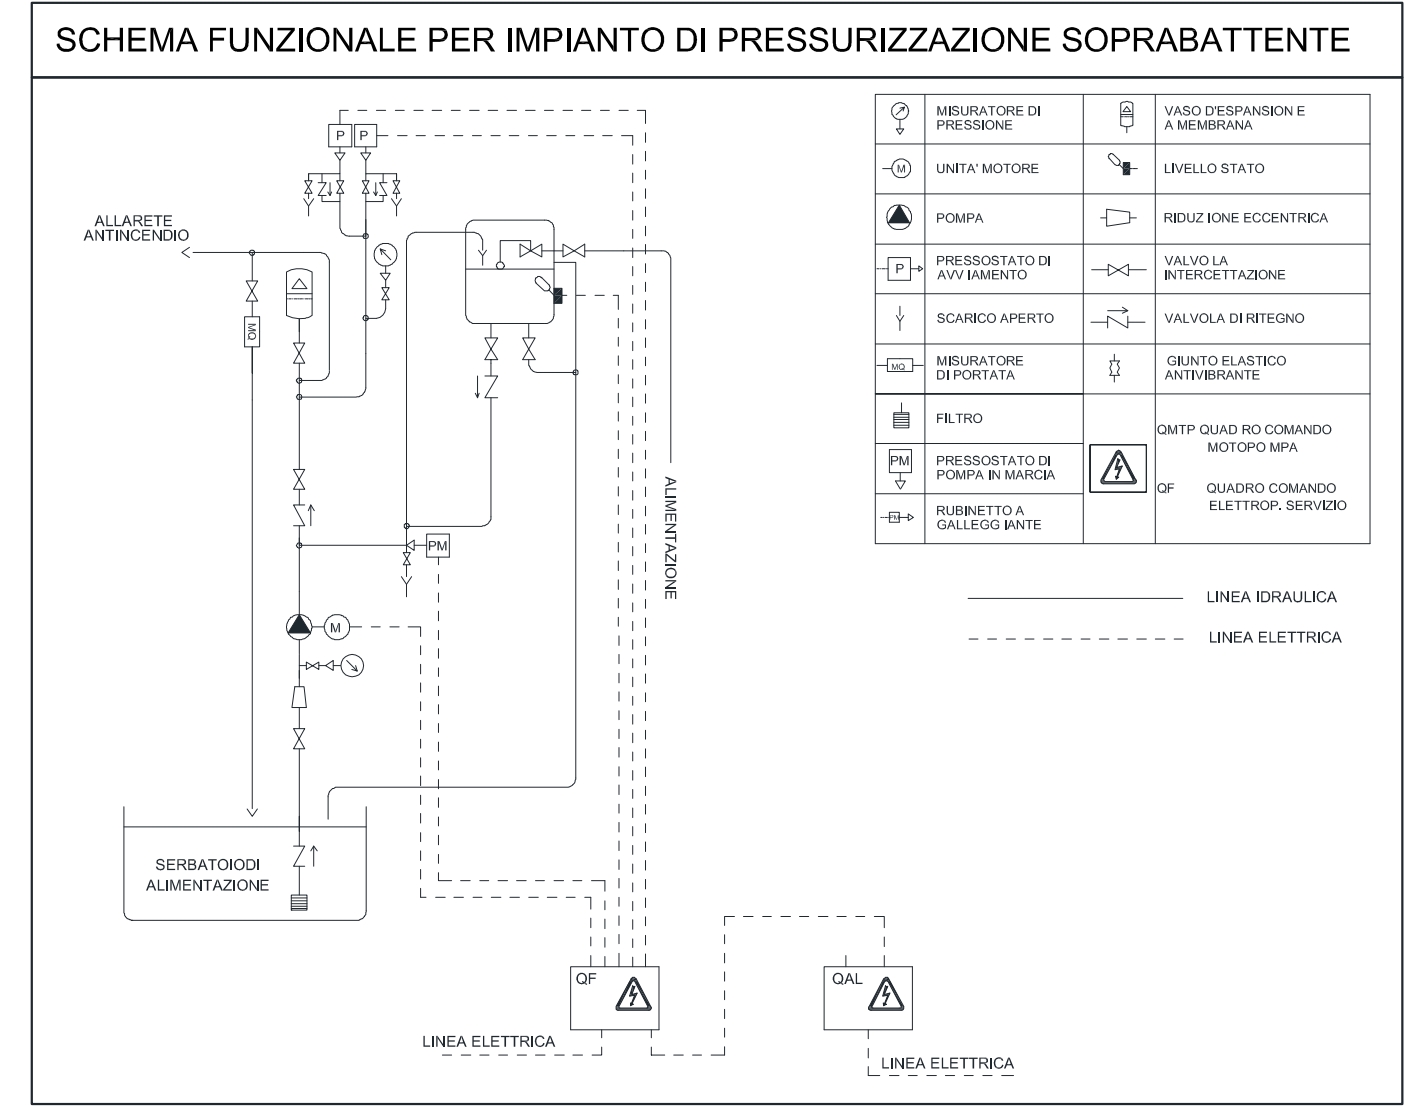

CENTRALE IDRICA ANTINCENDIO
SEZIONE A-A - SCALA 1:20

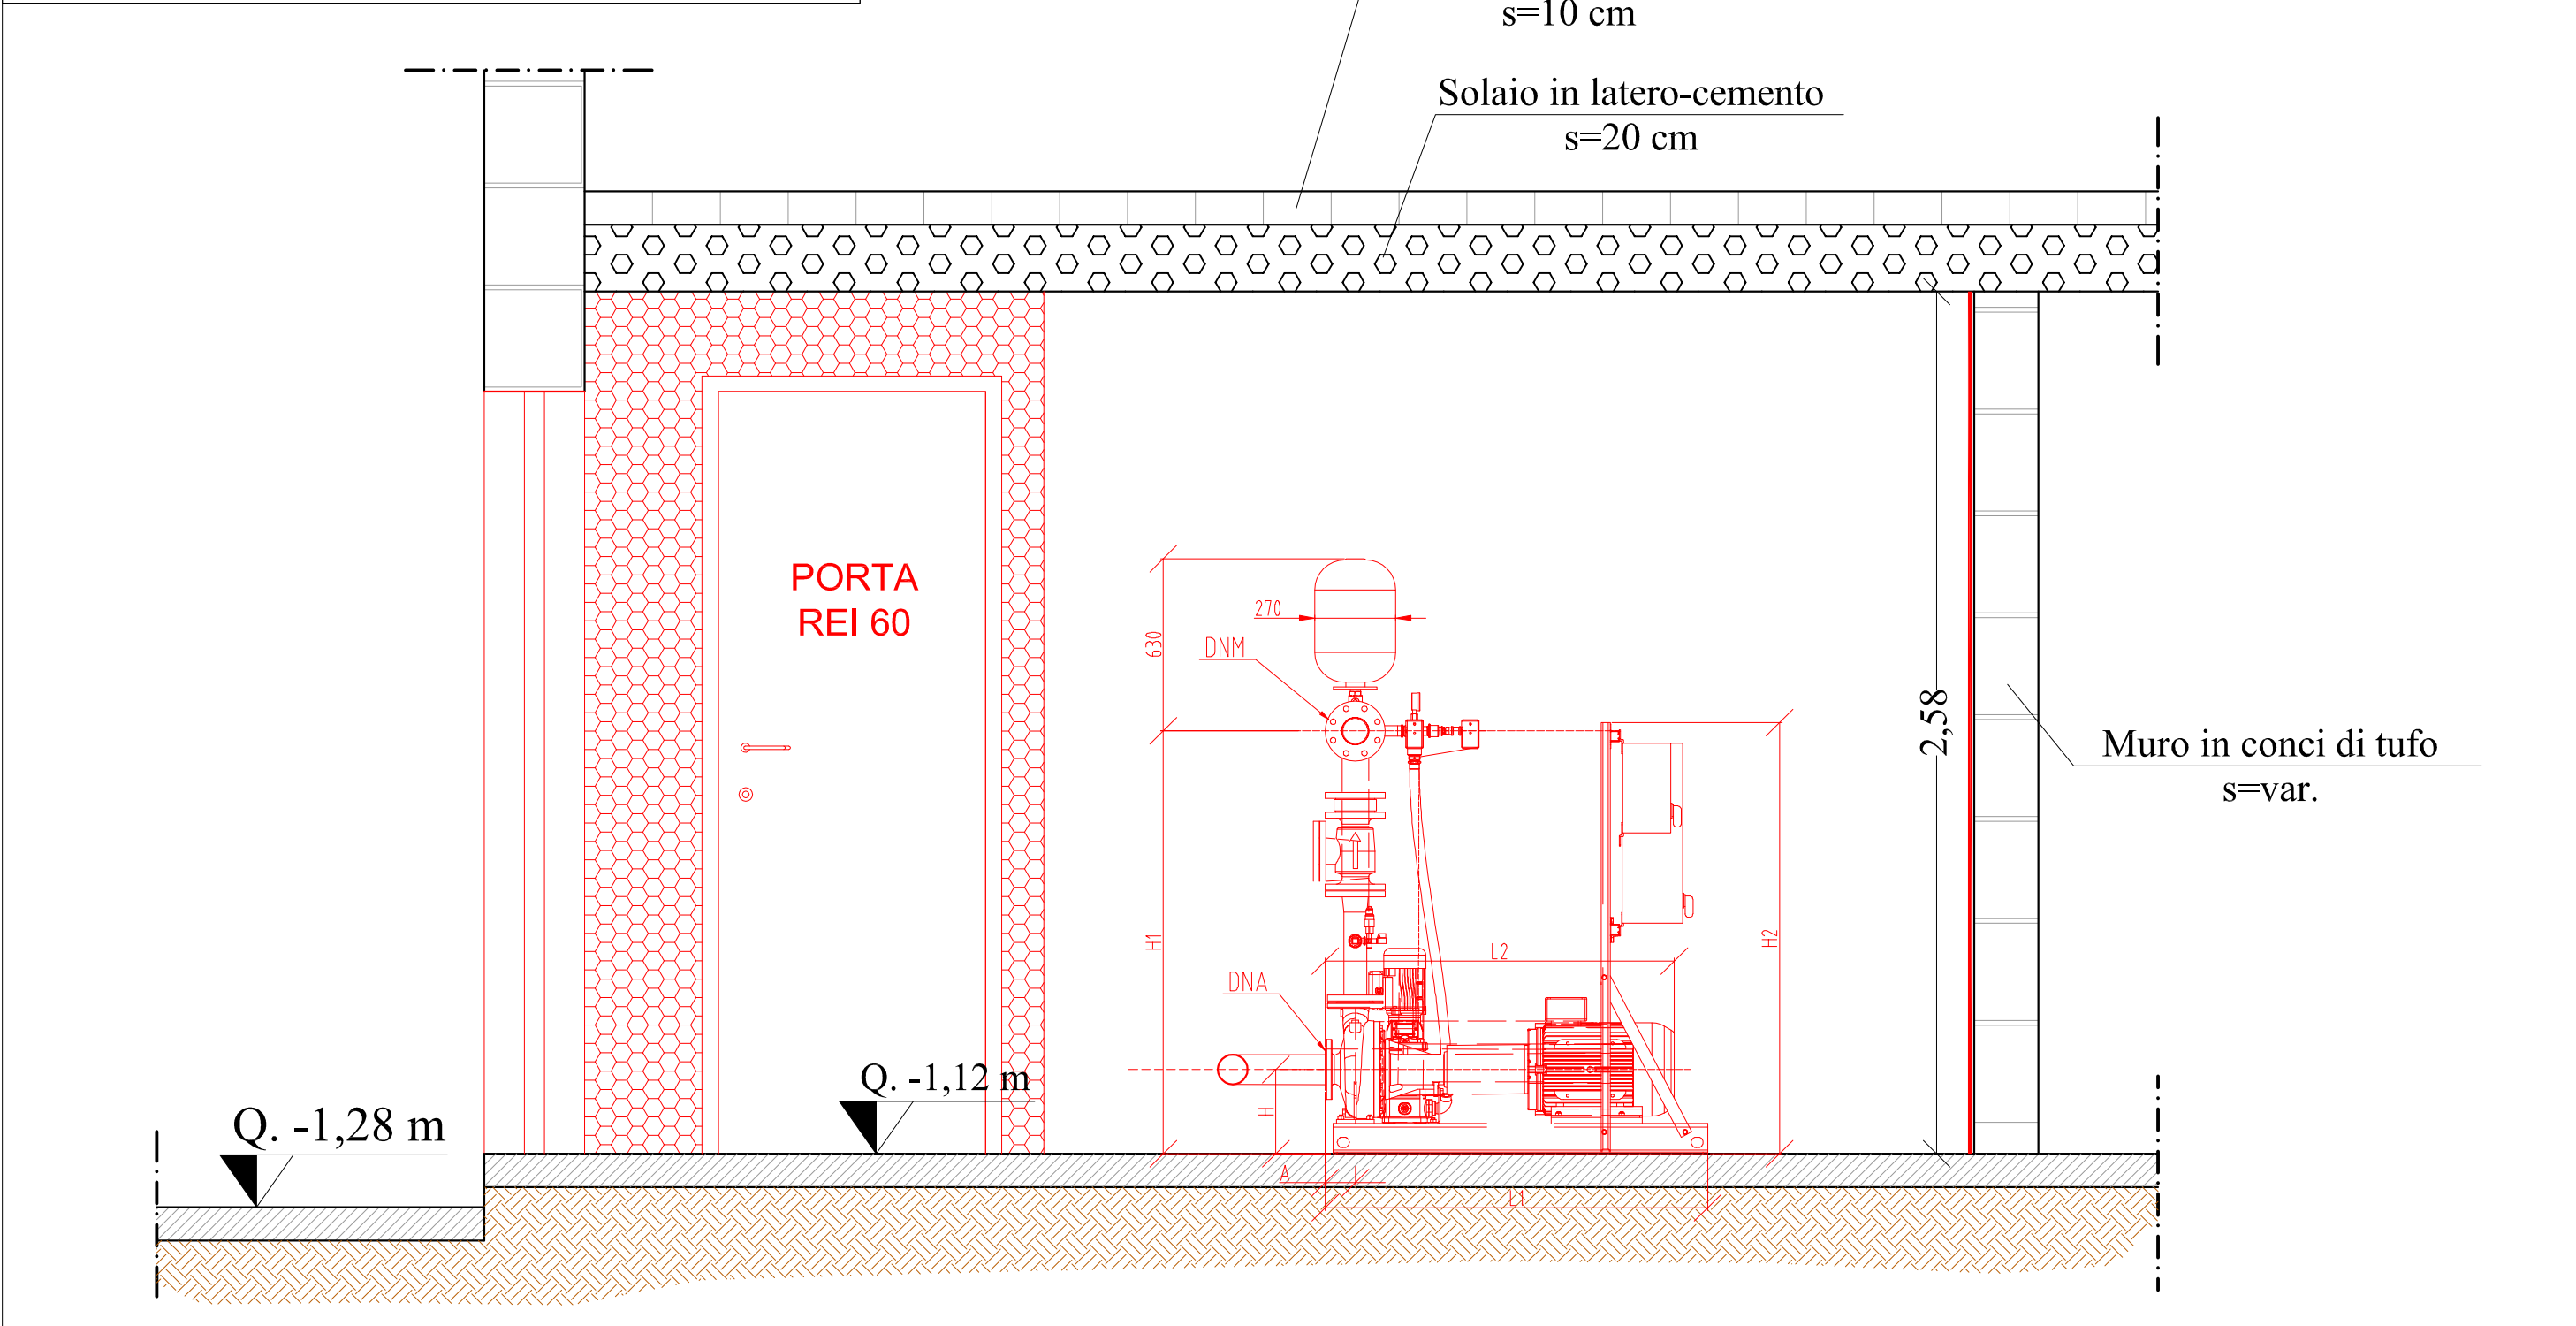

DIMENSIONI GRUPPO DI PRESSURIZZAZIONE										
A	B2	E	F	G	H	H ₁	H ₂	L ₁	L ₂	L ₃
100	490	665	610	120	280	1171	1436	1145	1007	1120
Dimensioni in mm										

SERVIZIO SANITARIO NAZIONALE - REGIONE SICILIA
Azienda Sanitaria Provinciale di Agrigento
Viale della Vittoria 321, 92100 Agrigento

ADEGUAMENTO ANTINCENDIO DEL POLIAMBULATORIO DI
FAVARA SITO IN VIA LIGURIA S.N.
PARERE ANTINCENDIO N. 12846
ATTIVITA' N. 68.4.B DEL D.P.R. 151/2011

PROGETTO ESECUTIVO			
ELABORATO 6.1.4	TITOLO IMPIANTO PREVENZIONI INCENDI Impianto idranti - Centrale idrica antincendio		SCALA 1:20
REVISIONE	DATA	DESCRIZIONE - MODIFICA	IL PROGETTISTA 
A	GENNAIO 2019	EMISSIONE	
B			
C			
 Ing. Giuseppe LIMBLICI Studio Tecnico Archingeo Vicolo Paganini n. 7 - 92026 Favara (Ag) Tel 0922437816 - P.I. 02656430846 info@studioarchingeo.com			
IL R.U.P.		IL R.T.S.A.	
GEOM. CALOGERO CAPRARO		ING. ALESSANDRO DINOLFO	