


**IMPIANTO DI RILEVAZIONE, ALLARME E
SEGNALETICA DI SICUREZZA**
PIANTA PIANO PRIMO
SCALA 1:100



LEGENDA	
SIMBOLI	DESCRIZIONE
CE	Gruppo di misura (Contatore Enel)
QE.	Quadro Elettrico
R	Rilevatore di fumo (esistente)
P	Pulsante di allarme incendi (esistente)
T	Segnale sonoro di allarme (esistente)
I	Centrale rivelazione incendi (esistente)
FALLIMENTO INCENDIO	Pannello ottico/sonoro allarme incendio (progetto)
RFxx	Rilevatore di fumo WiFi (progetto)
W	Pulsante allarme incendio WiFi (progetto)
IOWBxx	Modulo per connessione e comando sirena di allarme o targa ottica/acustica (progetto)
IWBxx	Modulo ingresso per connessione alla rete WiFi dispositivi tradizionali (progetto)
WMxx	Modulo di connessione (progetto)
WTxx	Tastiera di programmazione (progetto)
PA	Pulsante di sgancio quadro elettrico (progetto)
Axxx	Altoparlante trasmissione allarme (progetto)
SNxP	Sensore di campo
EM	Luce di emergenza (in progetto)
EM	Luce di emergenza (esistente)
US	Cartello uscita di sicurezza
E	Estintore a polvere cap. 6Kg - 34A 144B C (esistente)
E	Estintore a polvere cap. 6Kg - 34A 144B C (in progetto)
sg.lc	Punto di raccolta (Luogo sicuro)

**IMPIANTO DI RILEVAZIONE, ALLARME E
SEGNALETICA DI SICUREZZA**
PIANTA COPERTURA
SCALA 1:100

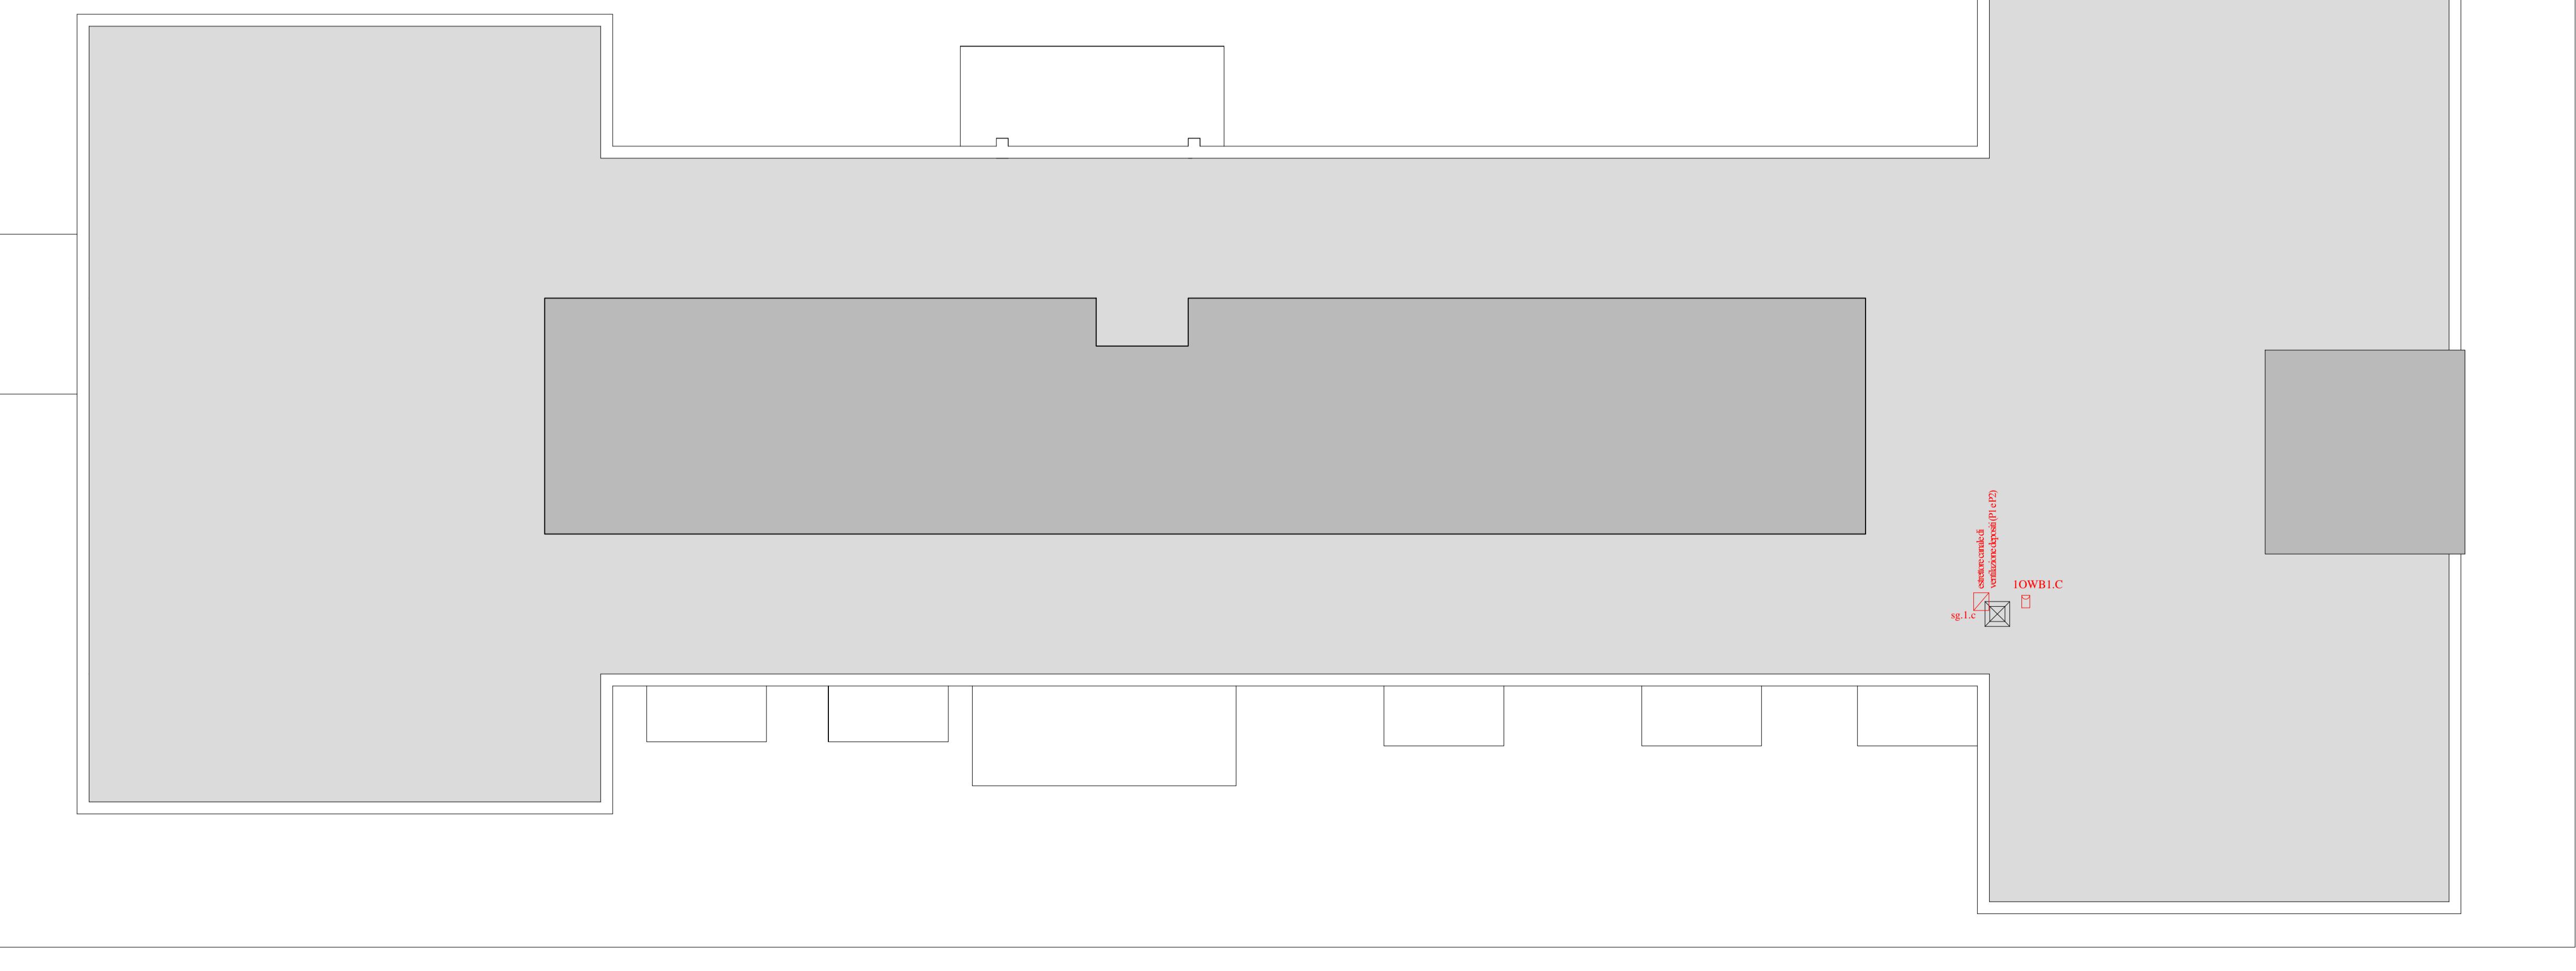

SERVIZIO SANITARIO NAZIONALE - REGIONE SICILIA
Azienda Sanitaria Provinciale di Agrigento
Viale della Vittoria 321, 92100 Agrigento

OGGETTO:
PROGETTO DI ADEGUAMENTO ANTINCENDIO DEL
POLIAMBULATORIO DI PALMA DI MONTECHIARO SITO
IN VIA MACCACARO, S.N.
PARERE ANTINCENDIO N. 11685
ATTIVITA' N. 68.4.B DEL D.P.R. 151/2011

PROGETTO ESECUTIVO

TAVOLA:	TITOLO ELABORATO: 6.2.3	IMPIANTO DI PREVENZIONE INCENDI IMPIANTO DI RILEVAZIONE, ALLARME E SEGNALETICA DI SICUREZZA PIANTA PIANO PRIMO E COPERTURA
Nome file:	6.2.3 - Impianto allarme - Piano primo e copertura.dwg	Scala: 1:100

B	EMISSIONE	FEBBRAIO 2019			
A	DESCRIZIONE		DATA	VERIFICATO	CONTROLLATO

Il Progettista: II R.U.P.: II R.T.S.A.: GEOM. CALOGERO CAPRARO ING. ALESSANDRO DINOLFO



Visti ed approvazioni: