


PROGETTO
 MISURE DI PREVENZIONE E PROTEZIONE
 PIANTA PIANO SECONDO
 SCALA 1:100

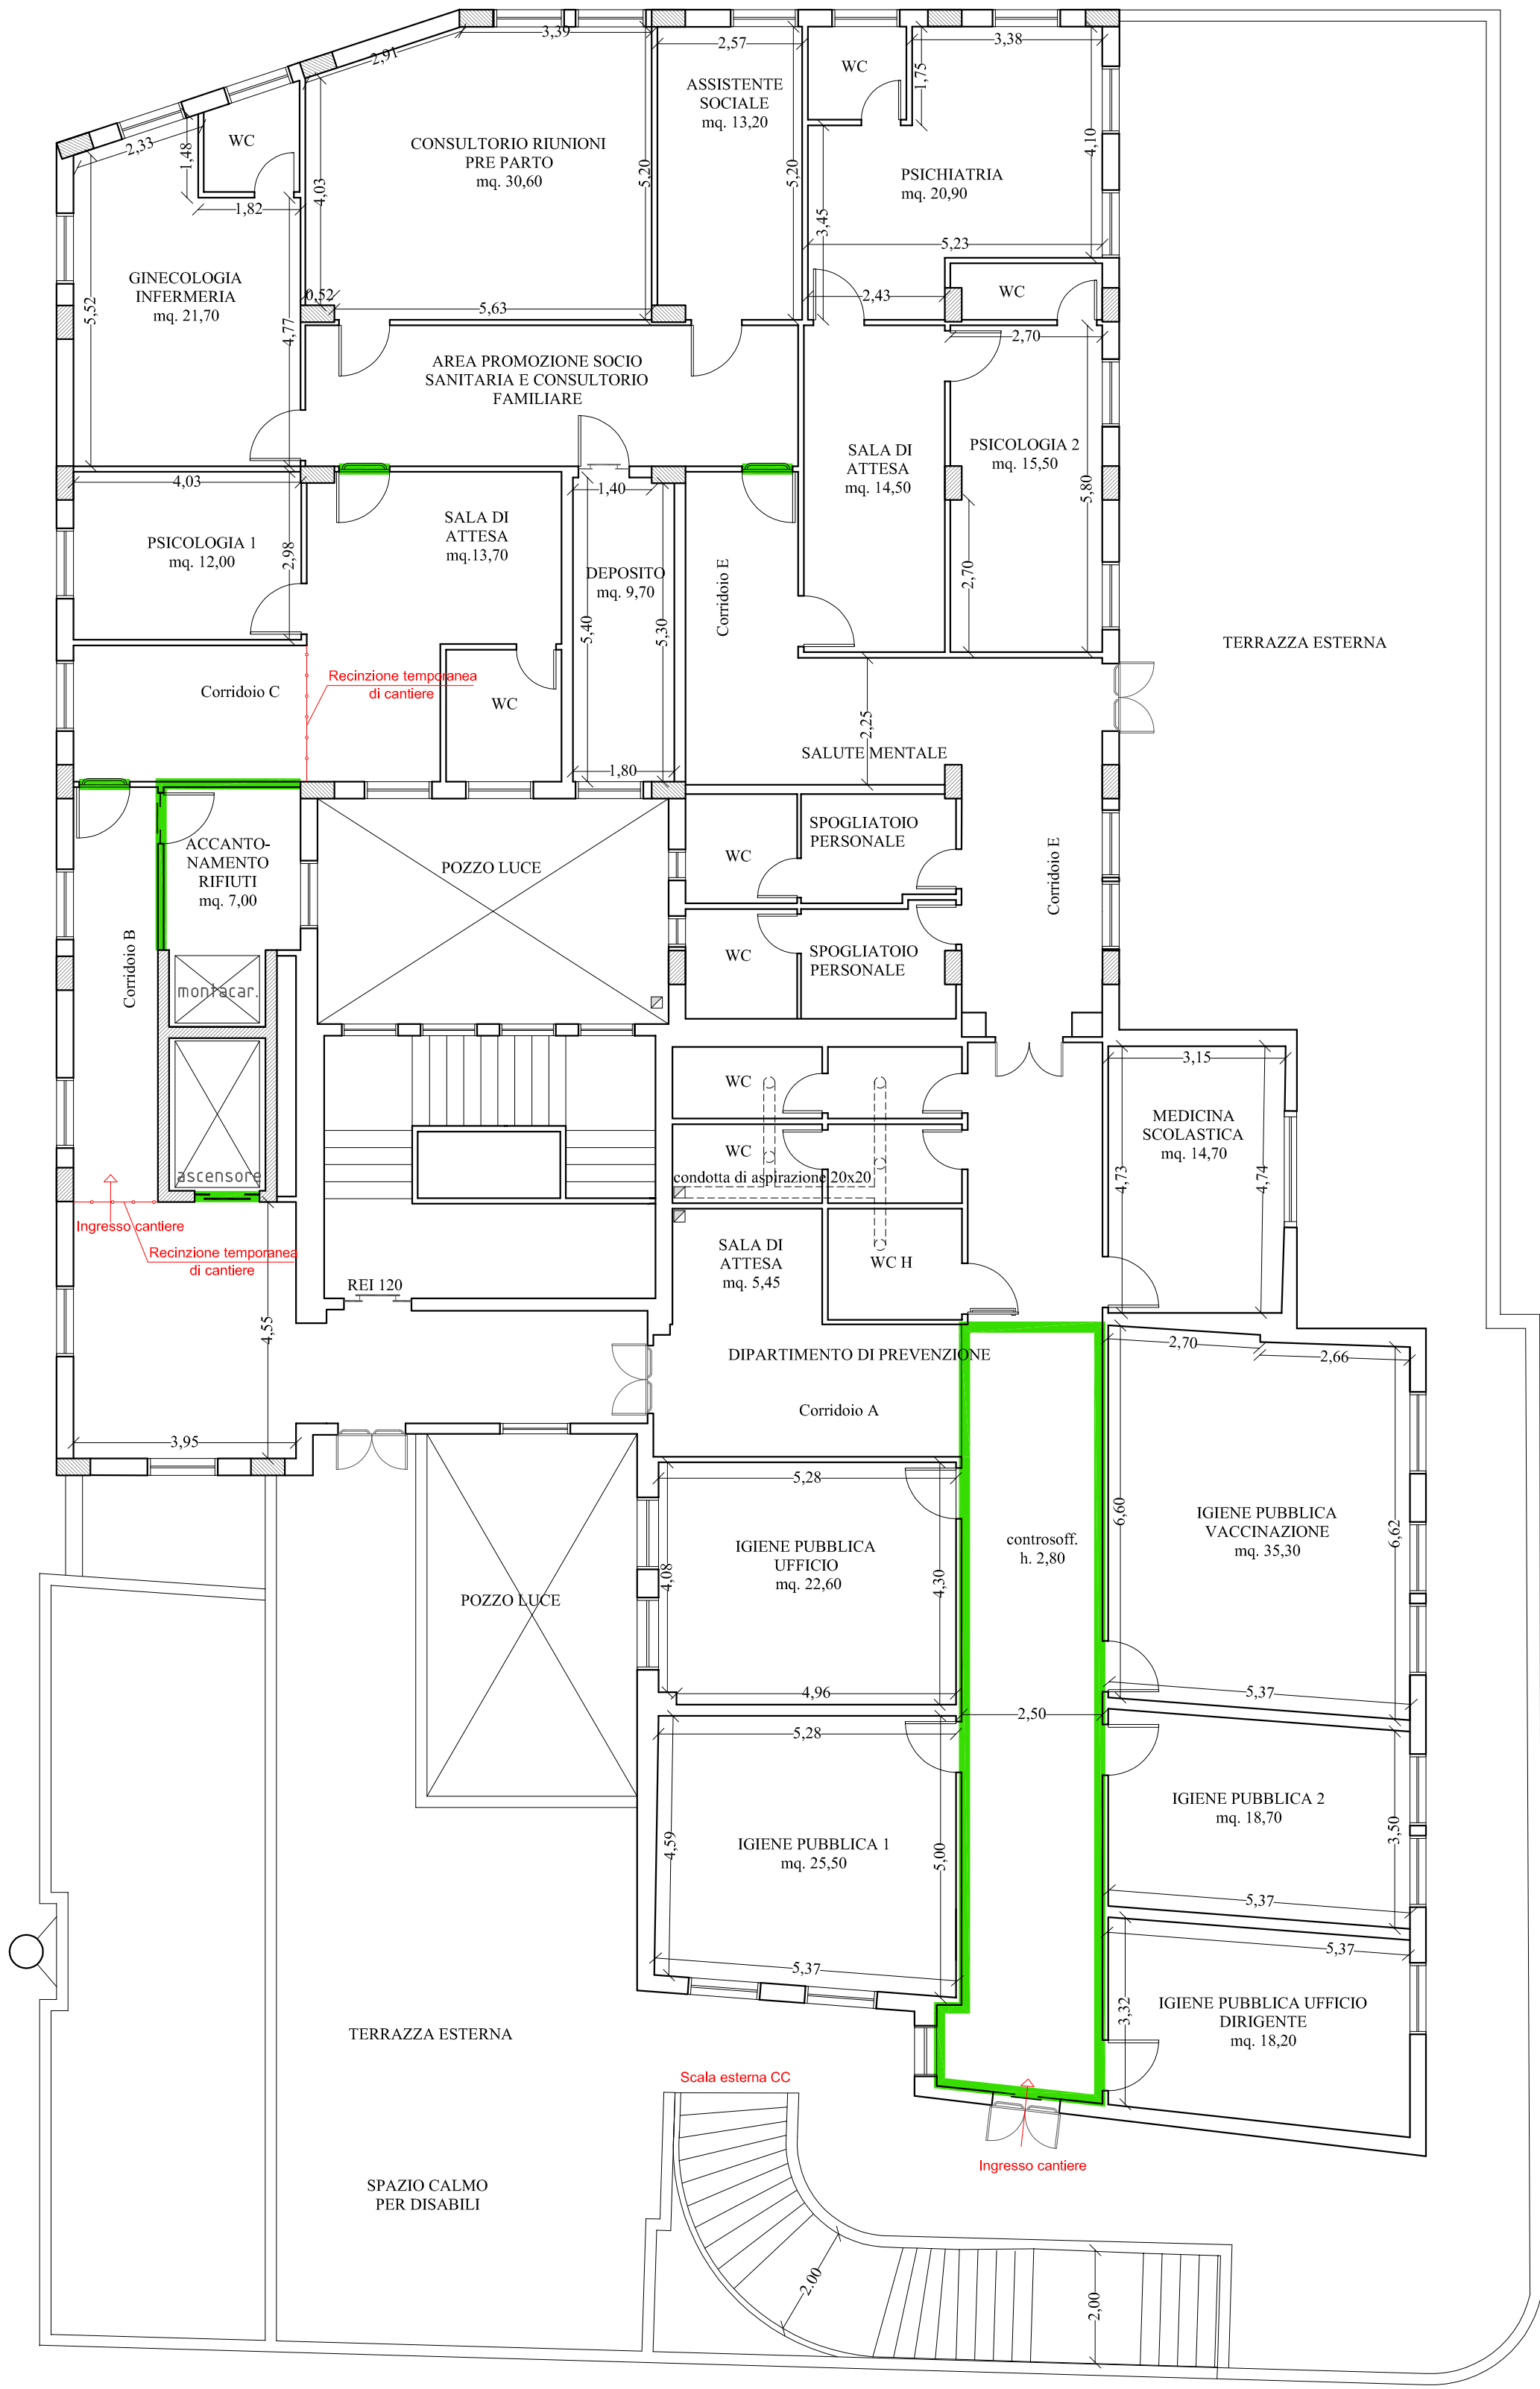

- MISURE DI PREVENZIONE:
- 1) Accesso al piano di cantiere dalla scala esterna CC
 - 2) Sostituzione infisso ascensore in orario pomeridiano di chiusura la pubblico
 - 3) Sostituzione controsoffitto zona igiene in orario pomeridiano di chiusura al pubblico
 - 4) Sostituzione porte area consultorio familiare in orario pomeridiano di chiusura al pubblico



SERVIZIO SANITARIO NAZIONALE - REGIONE SICILIA
Azienda Sanitaria Provinciale di Agrigento
Viale della Vittoria 321, 92100 Agrigento

ADEGUAMENTO ANTINCENDIO DEL POLIAMBULATORIO DI
FAVARA SITO IN VIA LIGURIA S.N.
PARERE ANTINCENDIO N. 12846
ATTIVITA' N. 68.4.B DEL D.P.R. 151/2011

PROGETTO ESECUTIVO

ELABORATO 9.6.3	TITOLO PROGETTO - PIANO DI SICUREZZA MISURE DI PREVENZIONE E PROTEZIONE - PIANTA PIANO SECONDO	SCALA 1:100
REVISIONE	DATA	DESCRIZIONE - MODIFICA
A	GENNAIO 2019	EMISSIONE
B		
C		
Ing. Giuseppe LIMBLICI Studio Tecnico Architeo Vicolo Paganini n. 7 - 92026 Favara (Ag) Tel 0922437816 - P.I. 02656430846 info@studioarchiteo.com		IL PROGETTISTA 
IL R.U.P. GEOM. CALOGERO CAPRARO		IL R.T.S.A. ING. ALESSANDRO DINOLFO